


泉浄水所



附近見取図

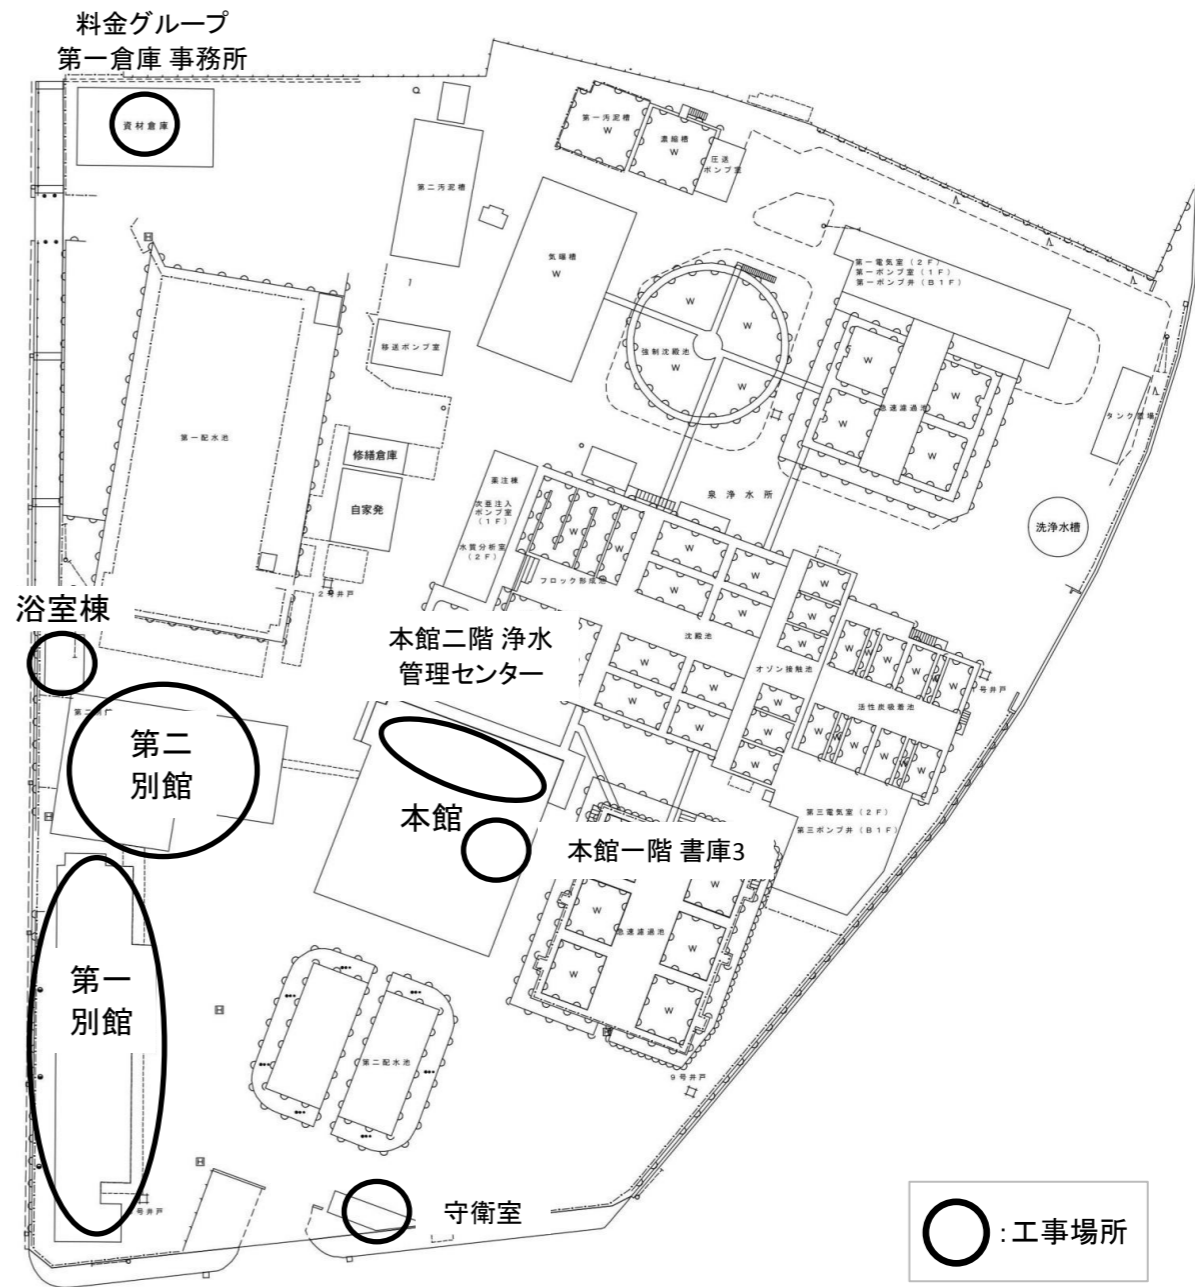

平面図

| | | | |
|--------|---------------------|------|--------|
| 工事名 | 第一別館等照明器具改修(LED化)工事 | | |
| 図面名 | 泉浄水所 附近見取図・平面図 | | |
| 縮尺 | — | 図面番号 | 1 / 11 |
| 吹田市水道部 | | | |