

電算機室
A4-48 × 7
B4-48 × 2

テレメータ室
D4-48 × 2
D4-48E × 2
D4-23 × 4
F4-23 × 3
F4-15 × 1

浄水管理センター
C4-48 × 32
e-D10 × 6


書庫
A4-48 × 9
A4-48E × 2

渡り廊下
G2-07 × 2
ガード × 2

渡り廊下
直付
WP・G付
20W


直付
WP・G付
20W

倉庫
B4-48 × 2

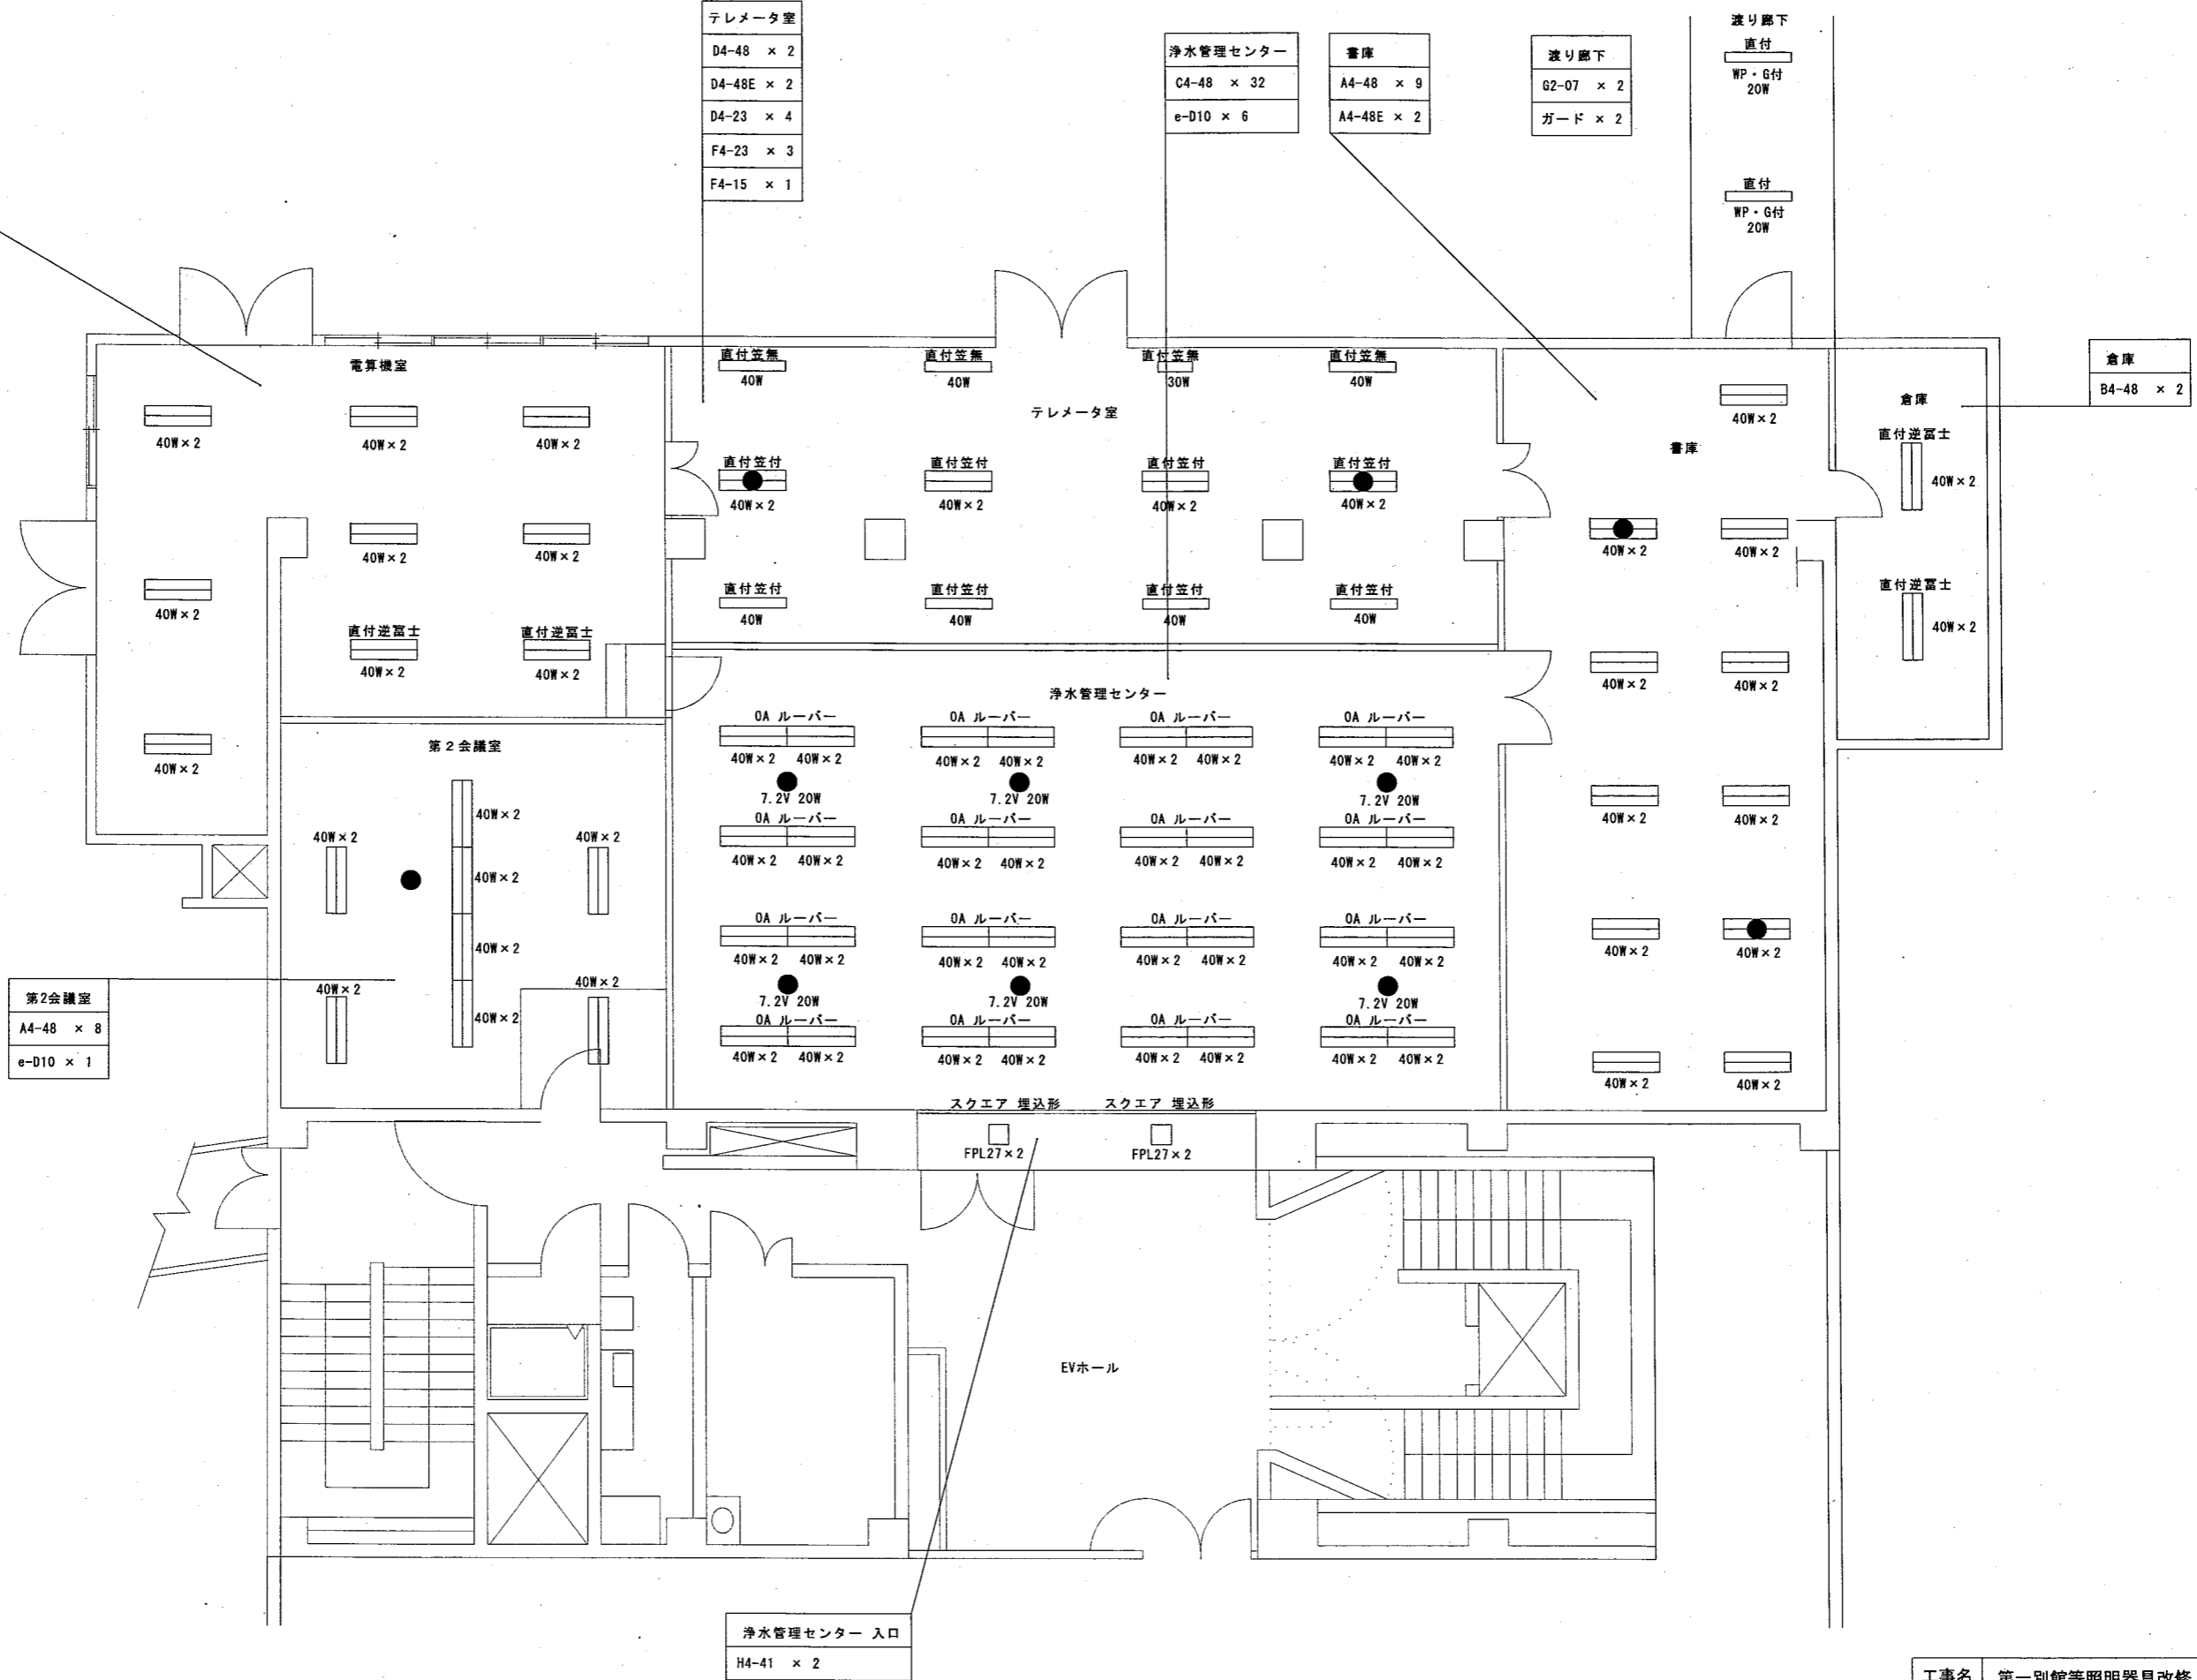

水道部本館2階 平面図

工事名	第一別館等照明器具改修 (LED化) 工事		
図面名	水道部 本館2階 平面図		
縮尺	—	図面番号	10/11
吹田市水道部			

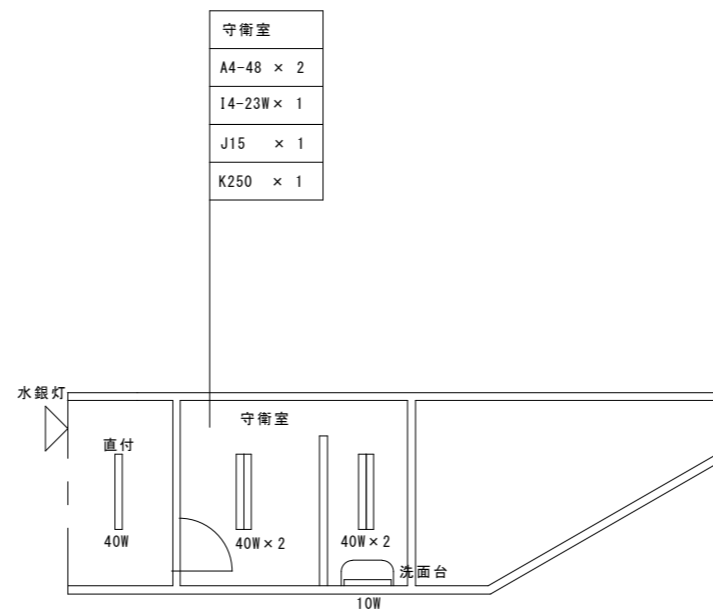

水道部 守衛室 平面図

工事名	第一別館等照明器具改修（LED化）工事		
図面名	水道部 守衛室 平面図		
縮尺	—	図面番号	11/11
吹田市水道部			