



照明器具配置図

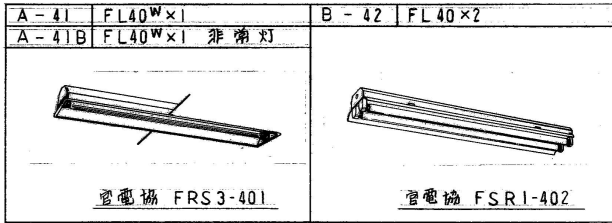


分電盤 (L-1-1)

セミカバー付住宅分電盤

 
通電表示なし・埋込形



主幹 (ELB) 3P 30A 分岐 8 回路
(予備) 3 回路
品番 BQFA 858 W9

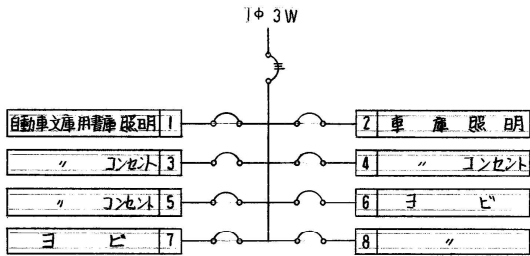

イース単子付

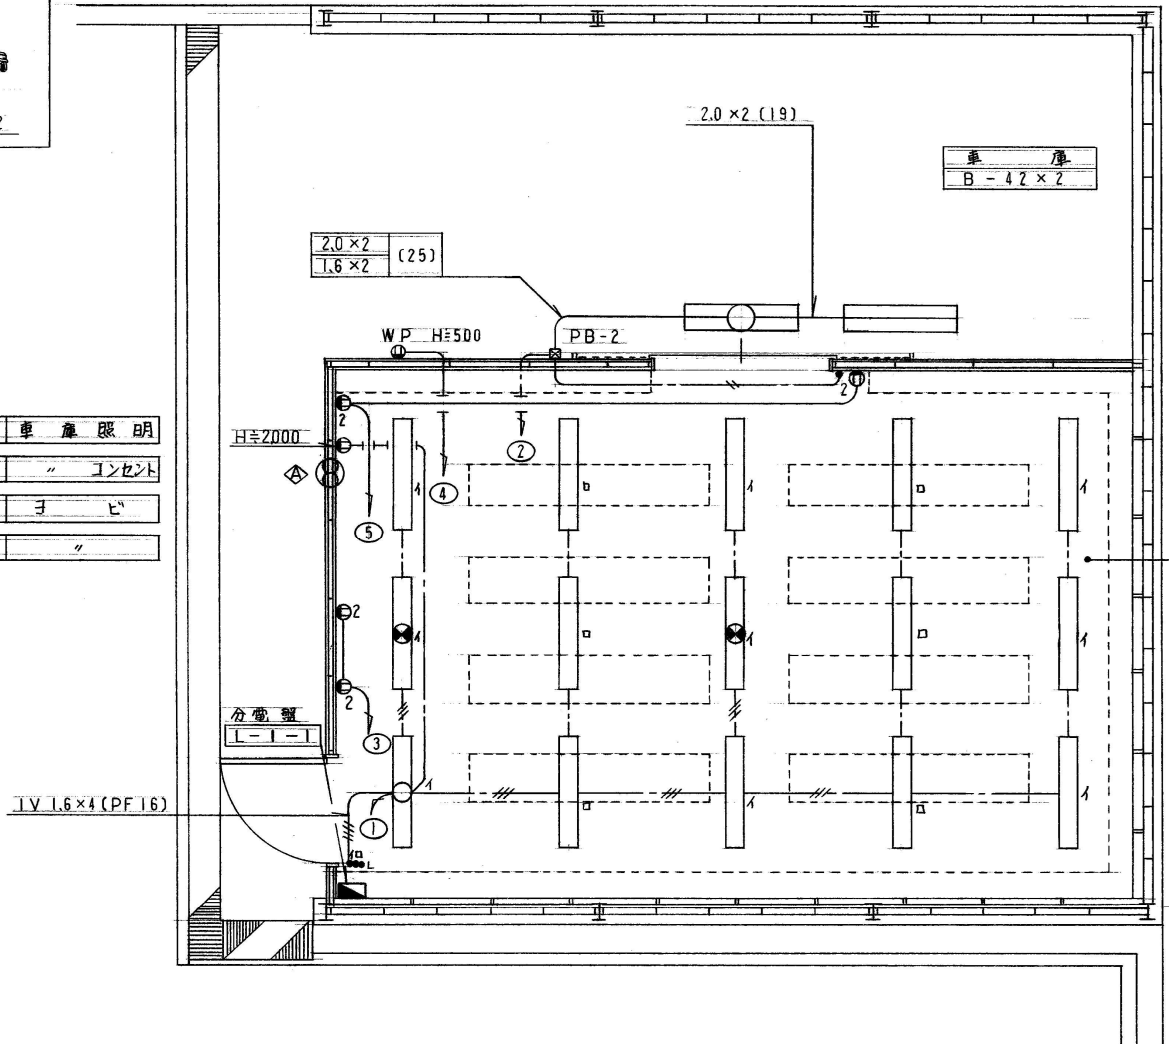

平面図

注記

- 特記なき配管・配線は下記による。
 - IV 2.0×3 (PF16) 天井配管
 - VVF 2.0-2C (天井コロガン)
 - VVF 2.0-3C (")
 - VVF 1.6-2C (PF16)

2. アルボツス

P B - 2 150×150×100 (OP 塗装)

換気扇リスト

- 250φ 電気ダクト- FD付
- 内格子付
- SUSフード付

| | | | |
|-----|-----------------------|---------|-------------|
| 工事名 | 岡田市立中央図書館自動車文庫用書庫設置工事 | | |
| 図面名 | 平面図 | | |
| 縮尺 | 1/50 | 設計 | S、Y 番号 E4/6 |
| | 年月日 | H. 6. 3 | |