



照明器具配置図

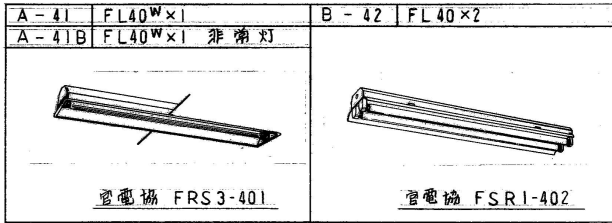


分電盤 (L-1-1)

セミカバー付住宅分電盤

 通電表示なし・埋込形



主幹 (ELB) 3P 30A 分岐 8 回路  
(予備) 3 回路  
品番 BQFA 858 W9

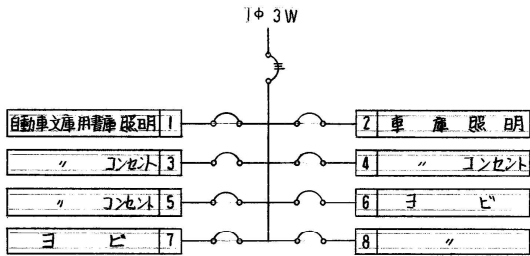

イース単子付


注記

- 特記なき配管・配線は下記による。  
 1V 2.0×3 (PF16) 天井配管  
 VVF 2.0-2C (天井コロガン)  
 VVF 2.0-3C ( " )  
 VVF 1.6-2C (PF16)
- アルボツス

P B - 2 150×150×100 (OP 塗装)

換気扇リスト

- 250φ 電気ダクト- FD付
- 内格子付
- SUSフード付

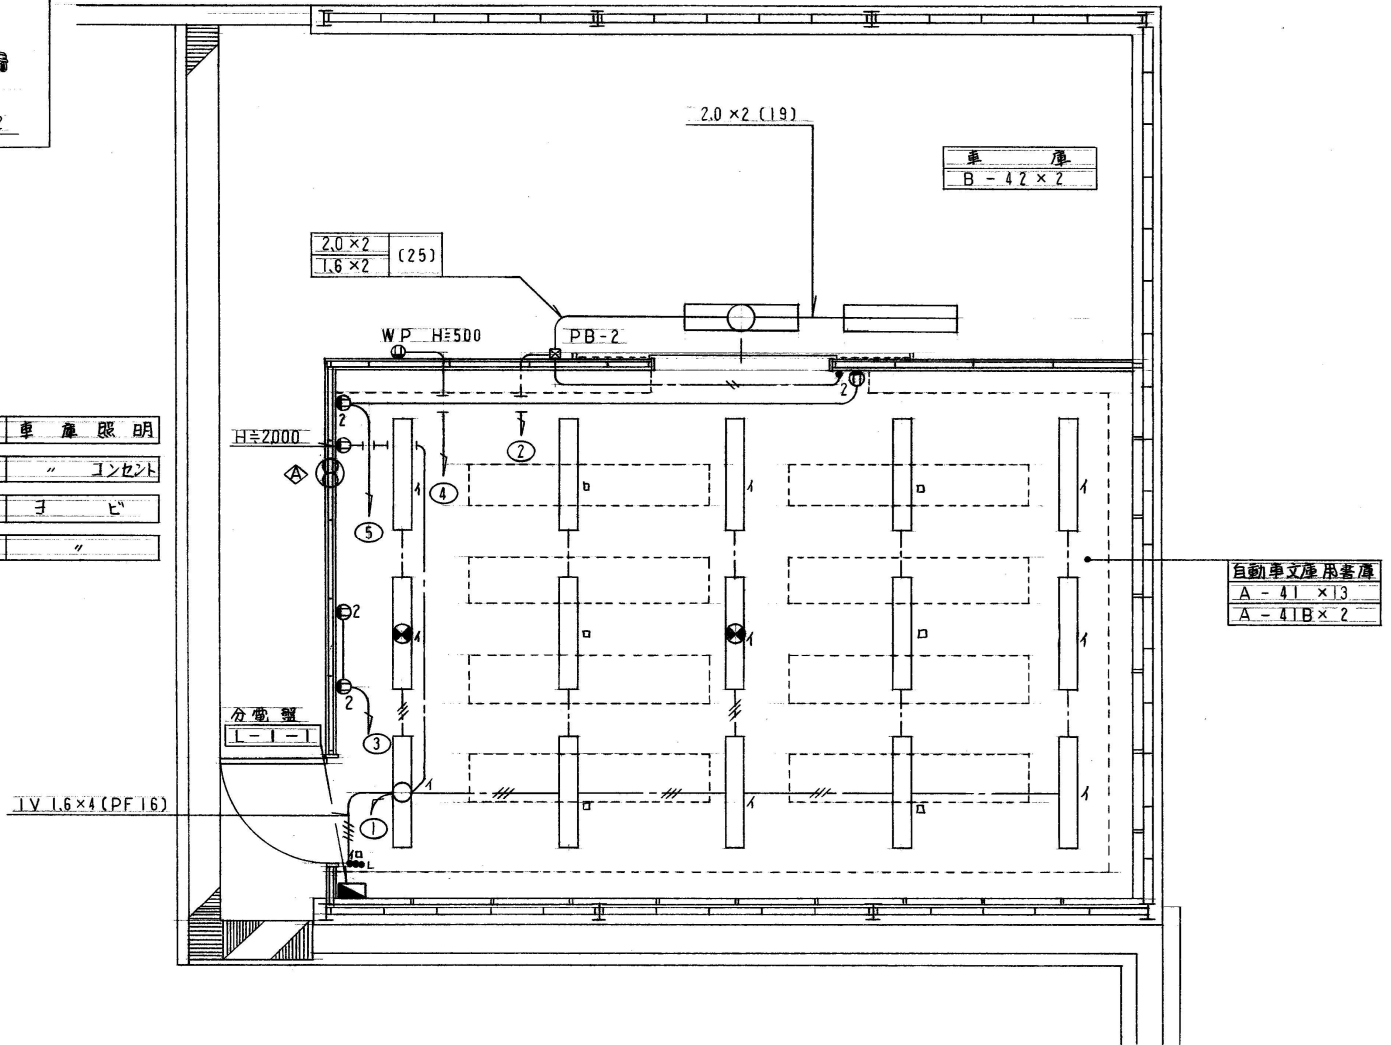

平面図

工事名	岡田市立中央図書館自動車文庫用書庫設置工事		
図面名	平面図		
縮尺	1/50	設計	S、Y 番号 E4/6
	年月日	H.6.3	