

 


| | | | |
|-----|-----------|--------|----|
| 工事名 | 泉浄水所 覆盖補修 | | |
| 図名 | 泉浄水所 位置図 | | |
| 縮尺 | none | サイズ | A4 |
| 図番 | 1/8 | 吹田市水道部 | |




泉浄水所 平面図

斜線部：作業場所



| | | | |
|-----|-----------|--------|----|
| 工事名 | 泉浄水所 覆蓋補修 | | |
| 図名 | 泉浄水所 平面図 | | |
| 縮尺 | none | サイズ | A4 |
| 図番 | 2/8 | 吹田市水道部 | |

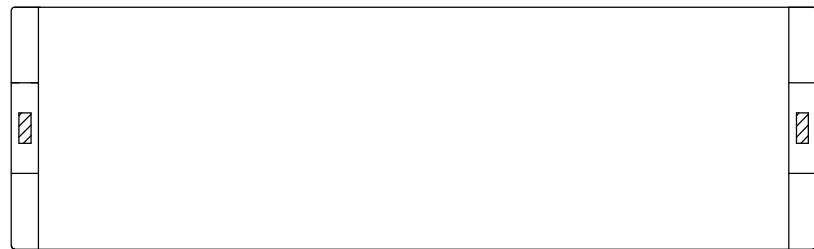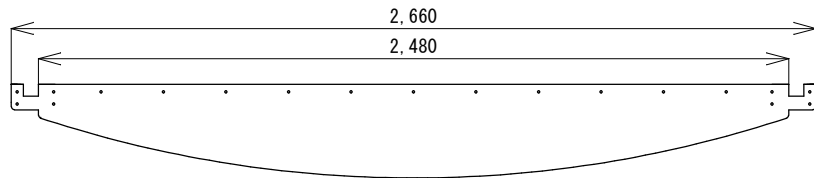


▨ は、滑車取り付け箇所を示す

 

U1 製作数 : 8


 
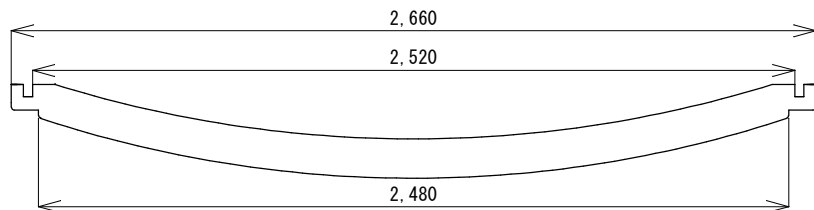


▨ は、滑車取り付け箇所を示す

 


D 製作数24

  
▨ は、滑車取り付け箇所を示す

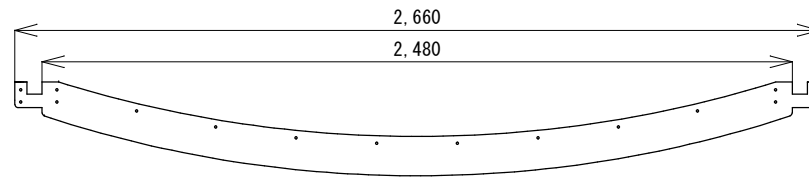

U2 製作数 : 24

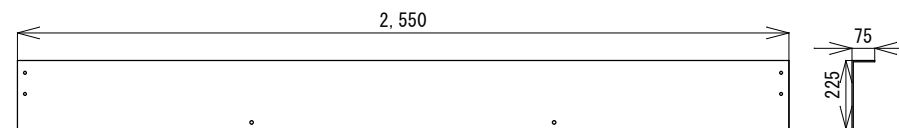



L1 製作数 : 4

 

L2 製作数 : 4

| 名称 | 枚数(枚) | 名称 | 枚数(枚) |
|----|-------|----|-------|
| U1 | 8 | U2 | 24 |
| D | 24 | L1 | 4 |
| L2 | 4 | | |
| 合計 | 64 | | |


| | | | |
|-----|---------------|--------|----|
| 工事名 | 泉浄水所 覆蓋補修 | | |
| 図名 | フロック形成池 覆蓋外観図 | | |
| 縮尺 | 1/25 | サイズ | A4 |
| 図番 | 3/8 | 吹田市水道部 | |

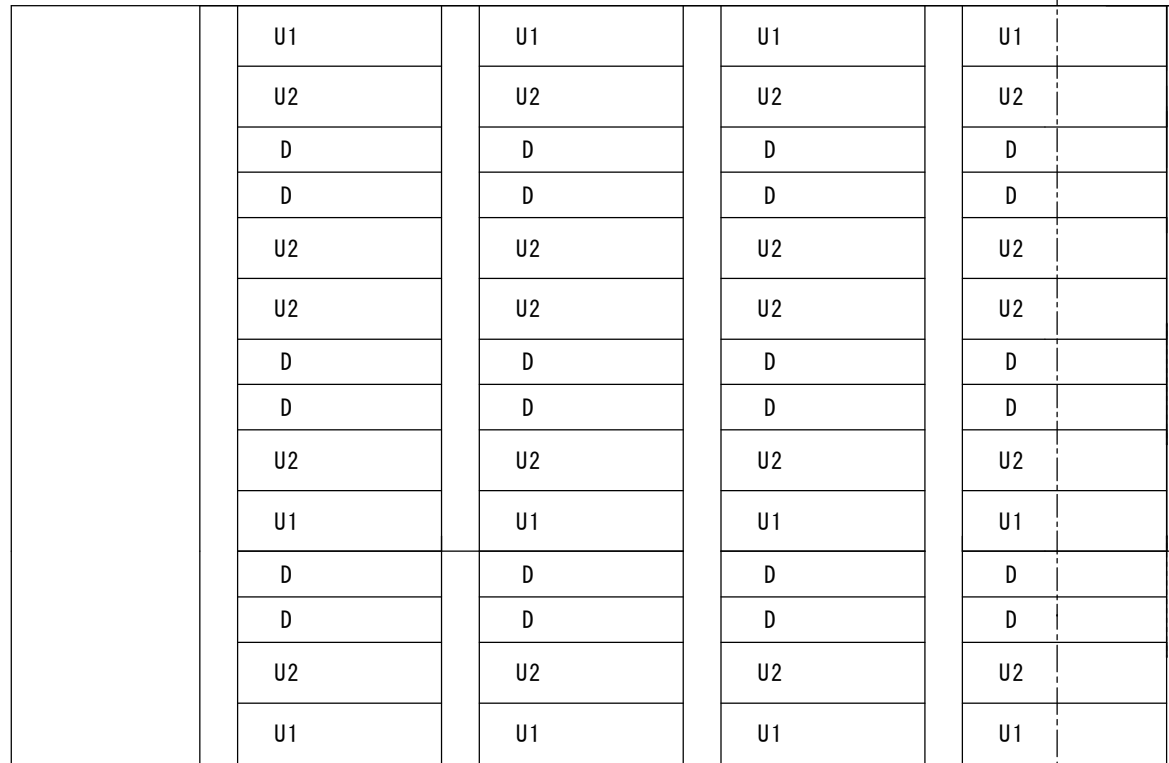 

← 着水井


A

A

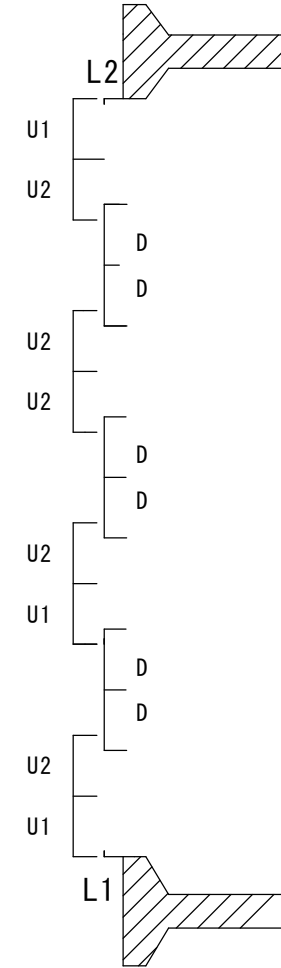


A-A断面図

| | | | |
|-----|---------------|--------|----|
| 工事名 | 泉浄水所 覆蓋補修 | | |
| 図名 | ブロック形成池 覆蓋配置図 | | |
| 縮尺 | none | サイズ | A4 |
| 図番 | 4/8 | 吹田市水道部 | |

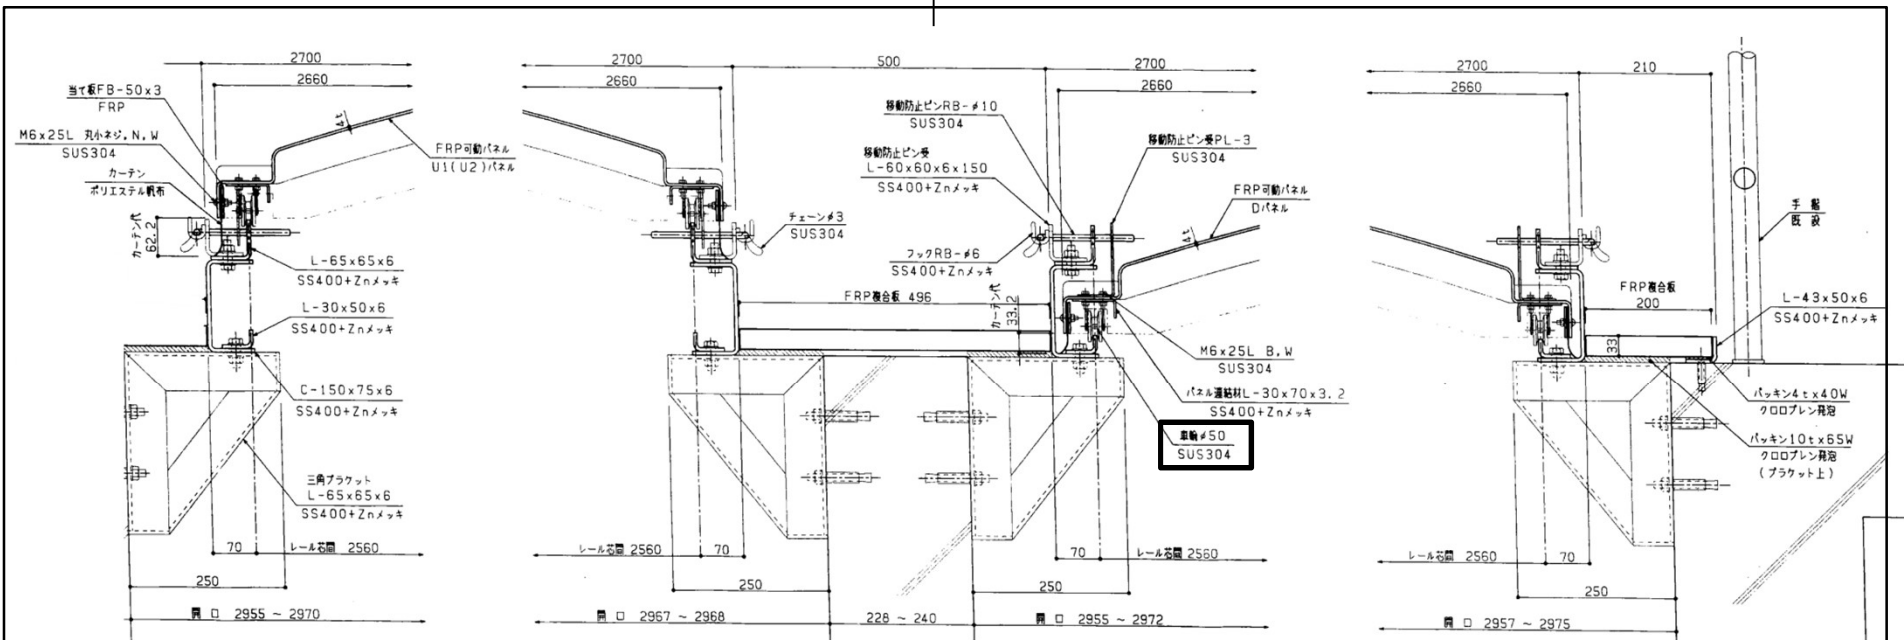


覆蓋上段取付け図


覆蓋下段取付け図

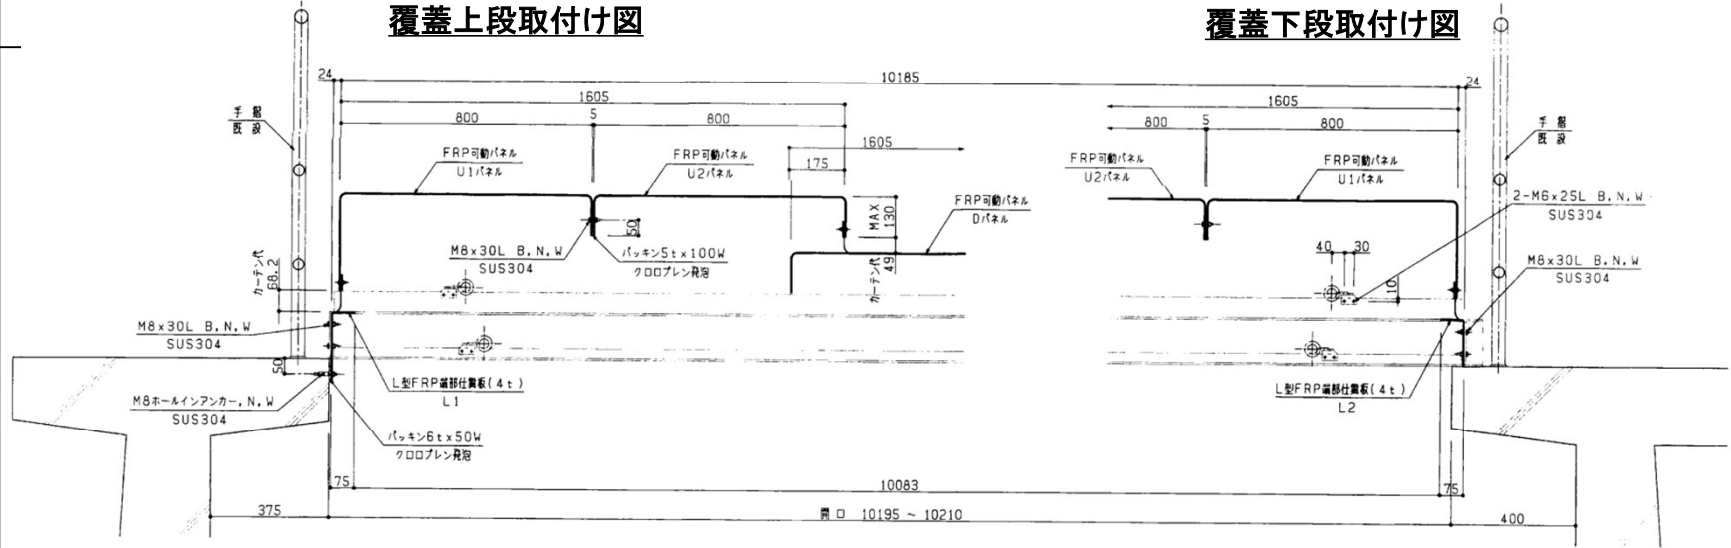


| | | | |
|-----|----------------|--------|----|
| 工事名 | 泉浄水所 覆蓋補修 | | |
| 図名 | ブロック形成池覆蓋 取付け図 | | |
| 縮尺 | none | サイズ | A4 |
| 図番 | 5/8 | 吹田市水道部 | |

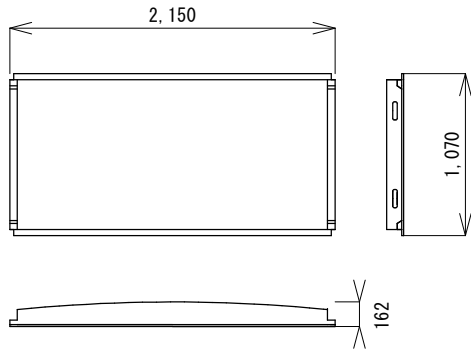

ED 製作数:32

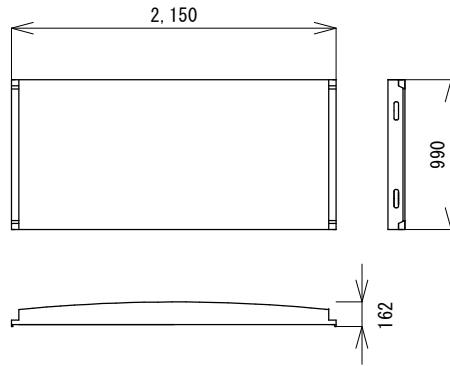


EU 製作数:9

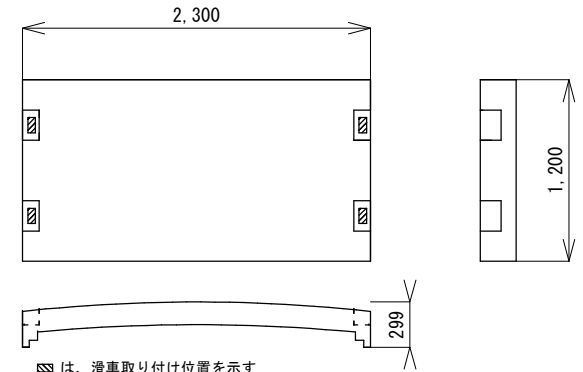


▨ は、滑車取り付け位置を示す

N 製作数:6

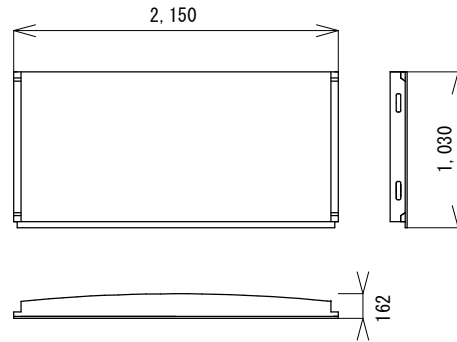


EDU 製作数:3

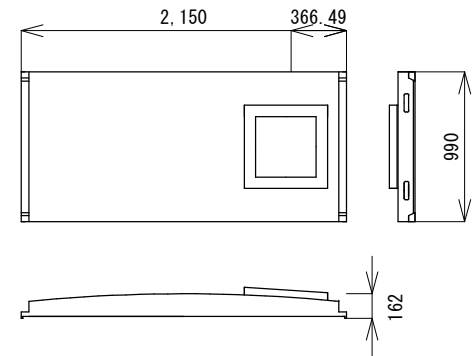


EU-T 製作数:9

| 名称 | 枚数(枚) | 名称 | 枚数(枚) |
|------|-------|-------|-------|
| ED | 32 | EU | 9 |
| N | 6 | EDU | 3 |
| EU-T | 9 | EDU-H | 1 |
| EH | 1 | | |
| 合計 | 61 | | |

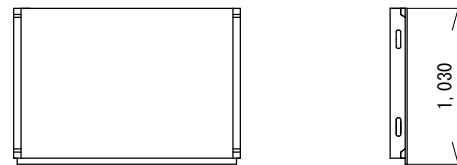


EDU-H 製作数:1

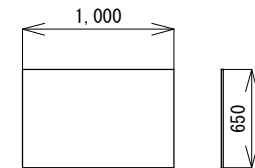


EH 製作数:1

| | | | |
|-----|-----------|--------|----|
| 工事名 | 泉浄水所 覆蓋補修 | | |
| 図名 | 沈殿池 覆蓋外観図 | | |
| 縮尺 | 1/50 | サイズ | A4 |
| 図番 | 6/8 | 吹田市水道部 | |

 


← 着水井

可動パネル×6

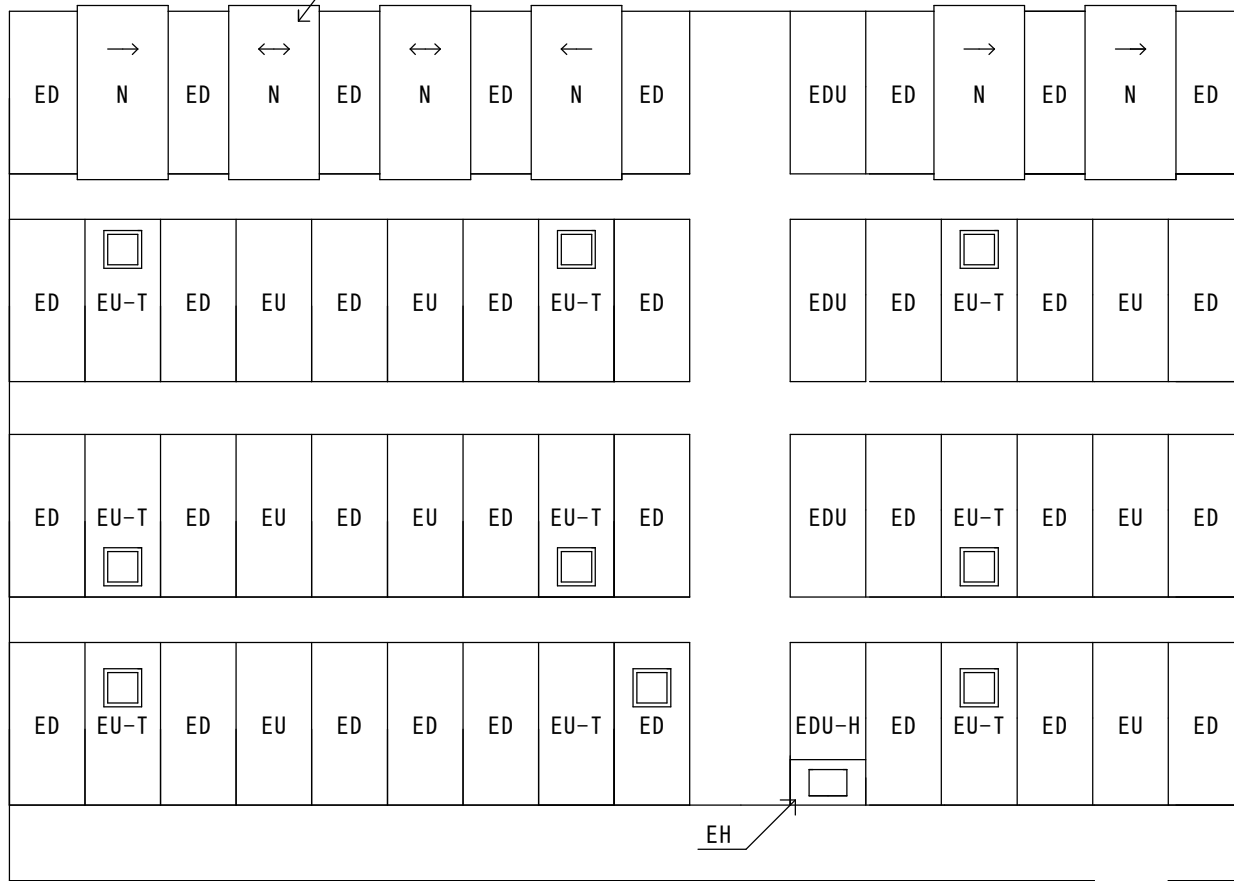

高度処理棟

| | | | |
|-----|-----------|--------|----|
| 工事名 | 泉浄水所 覆蓋補修 | | |
| 図名 | 沈殿池 覆蓋配置図 | | |
| 縮尺 | none | サイズ | A4 |
| 図番 | 7/8 | 吹田市水道部 | |

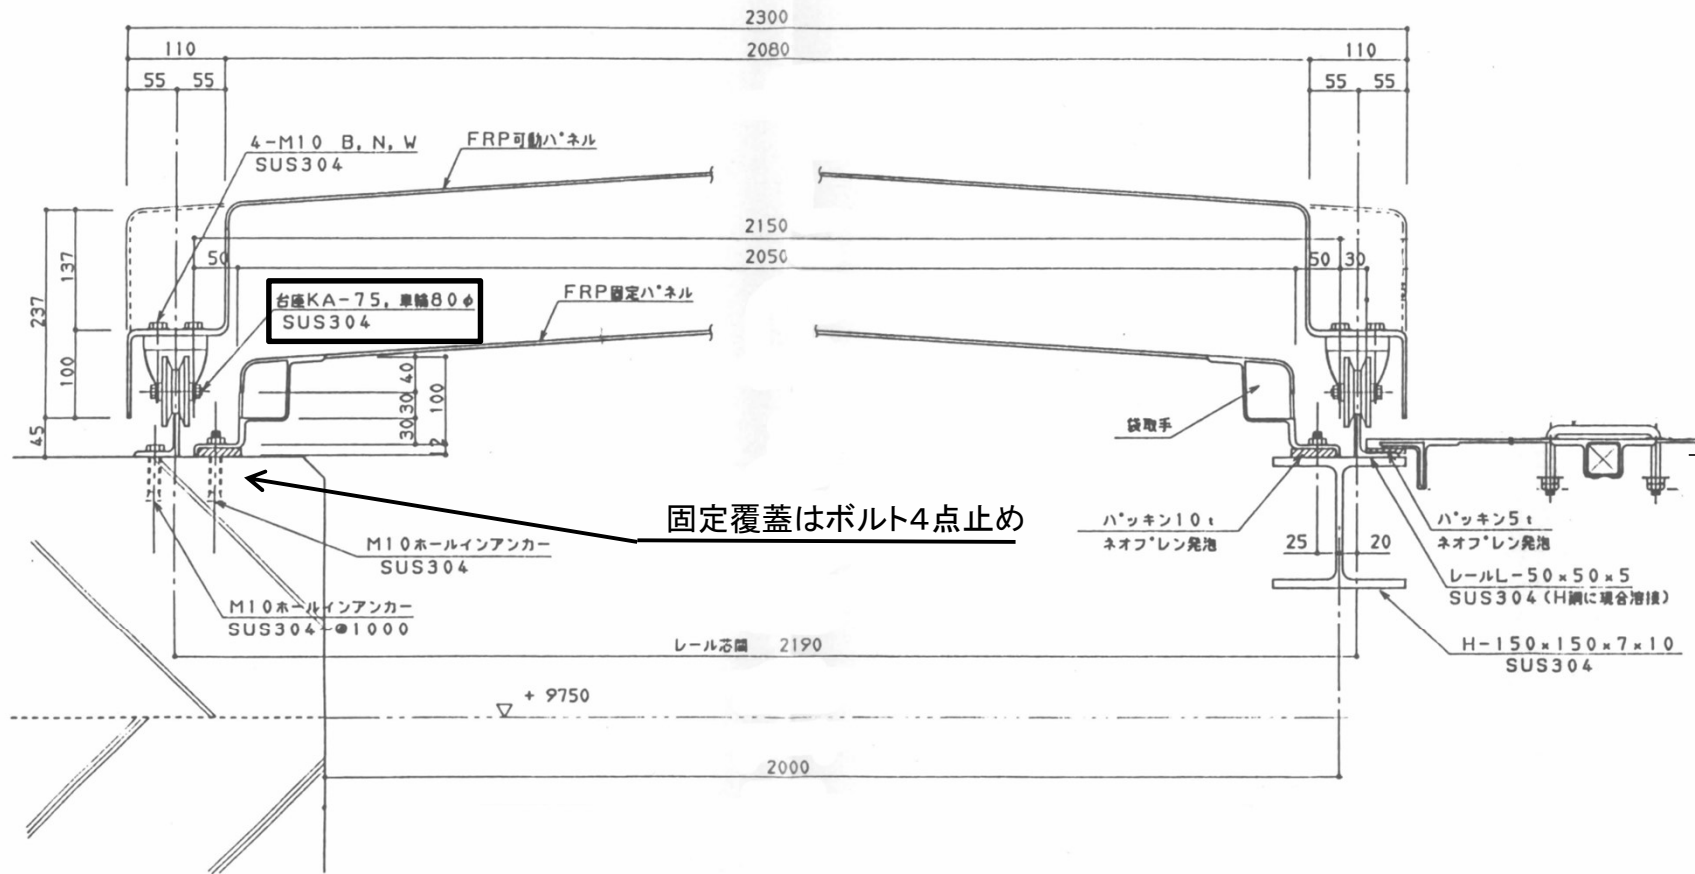

| | | | |
|-----|------------|--------|----|
| 工事名 | 泉浄水所 覆蓋補修 | | |
| 図名 | 沈殿池 覆蓋取付け図 | | |
| 縮尺 | none | サイズ | A4 |
| 図番 | 8/8 | 吹田市水道部 | |