



SA 測器チャンセル
1700×1000×1800H
鋼板17mm厚

AC-3 断面図 1:100

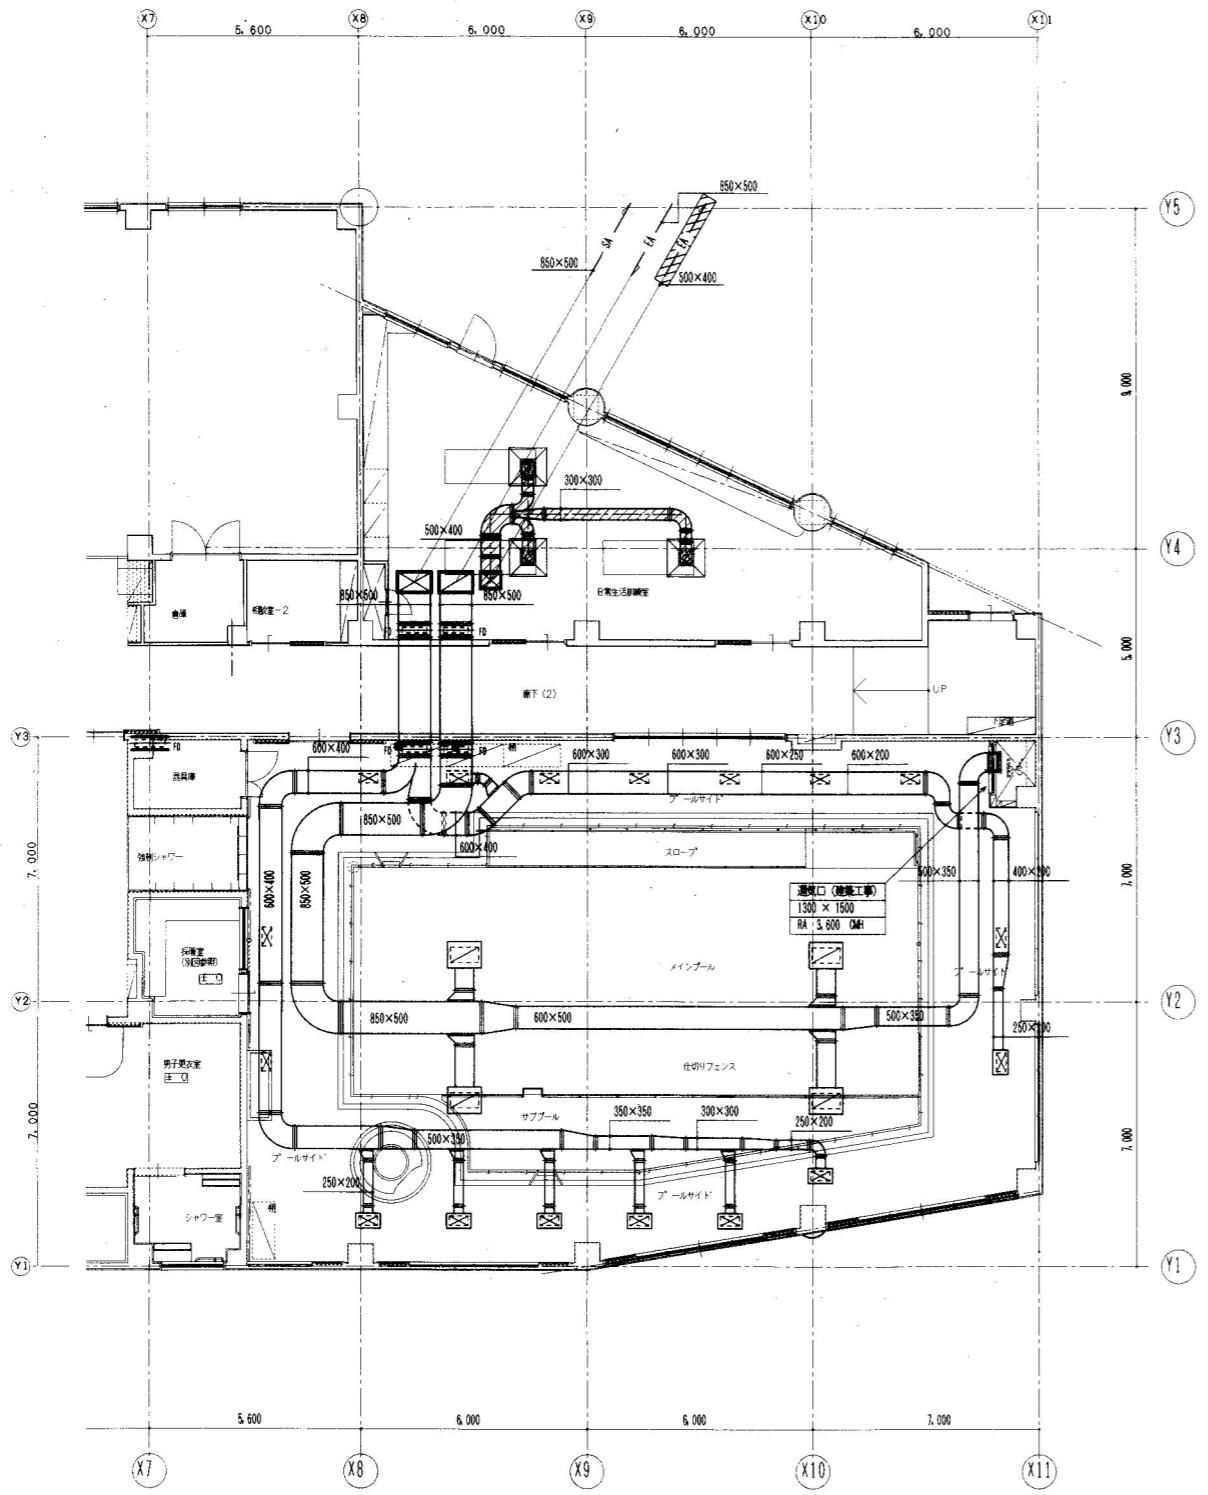

プール部 平面図 1:100

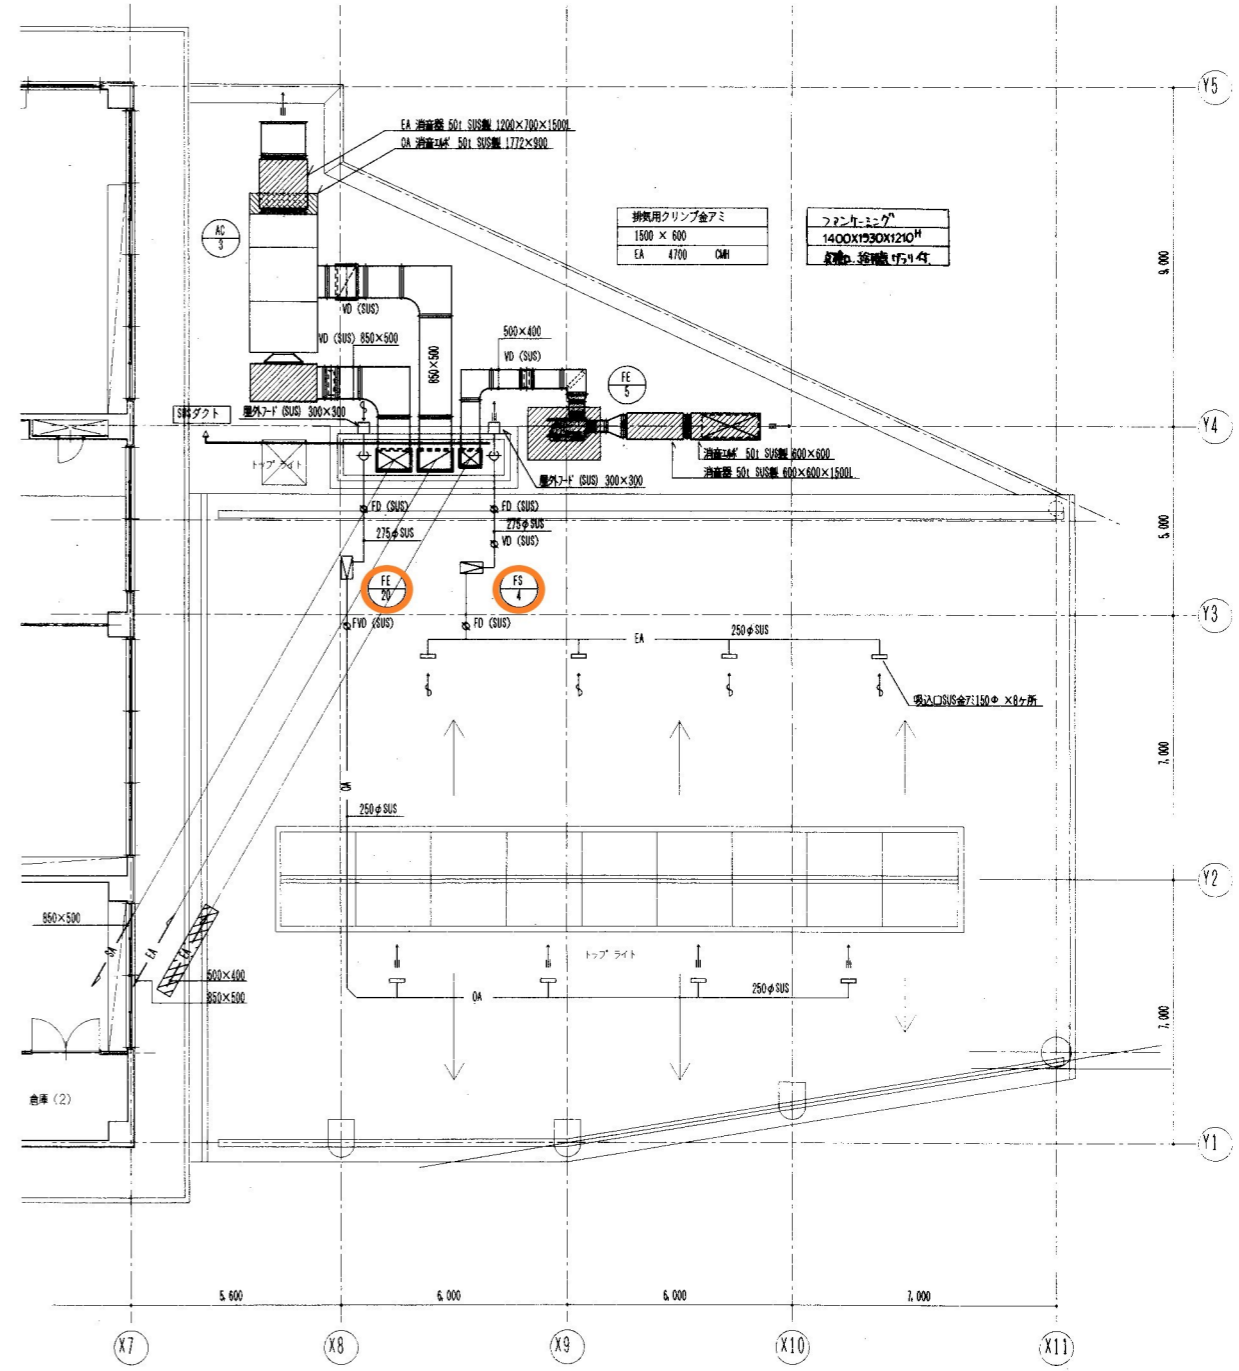

プール部 屋上図 1:100

プール
WS (CUS) 500 × 250
SA 676 DM
17

プール
HS (CUS) 750 × 400
RA 1,975 DM
4

注記 : 図示ダクト部分はロックウール層 50mm

**完成図**

工事名	(仮称) 障害者複合施設建設工事 (機械設備工事)
図面名	1階平面図 (プール部)
設計	株式会社 小西設計
縮尺	1:100
図面番号	M64/84
平成	11年 2月 日