

職員控室		
洗面化粧台	LDA602CJ	1
湯水混合水栓	T33BS13	1
化粧鏡	TS119ASAYS	1
バス水栓		1
シャワーヘッド		1
床土漏れ口	COA50	1

(バス水栓、シャワーヘッドは器具接続3工工事)



清掃員控室		
湯水混合水栓	T33BS13	1
床土漏れ口	COA50	1

廊下		
床土漏れ口	COA75	2

休憩室		
湯水混合水栓	T33BS13	1
床土漏れ口	COA50	1

CVS 機械室		
床排水金物	TSA50	1

機械室(2)		
ホムム水栓	T200S13	1
床土漏れ口	TSA65(確認)	1

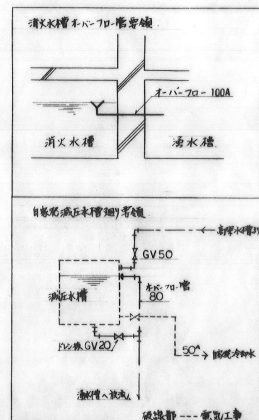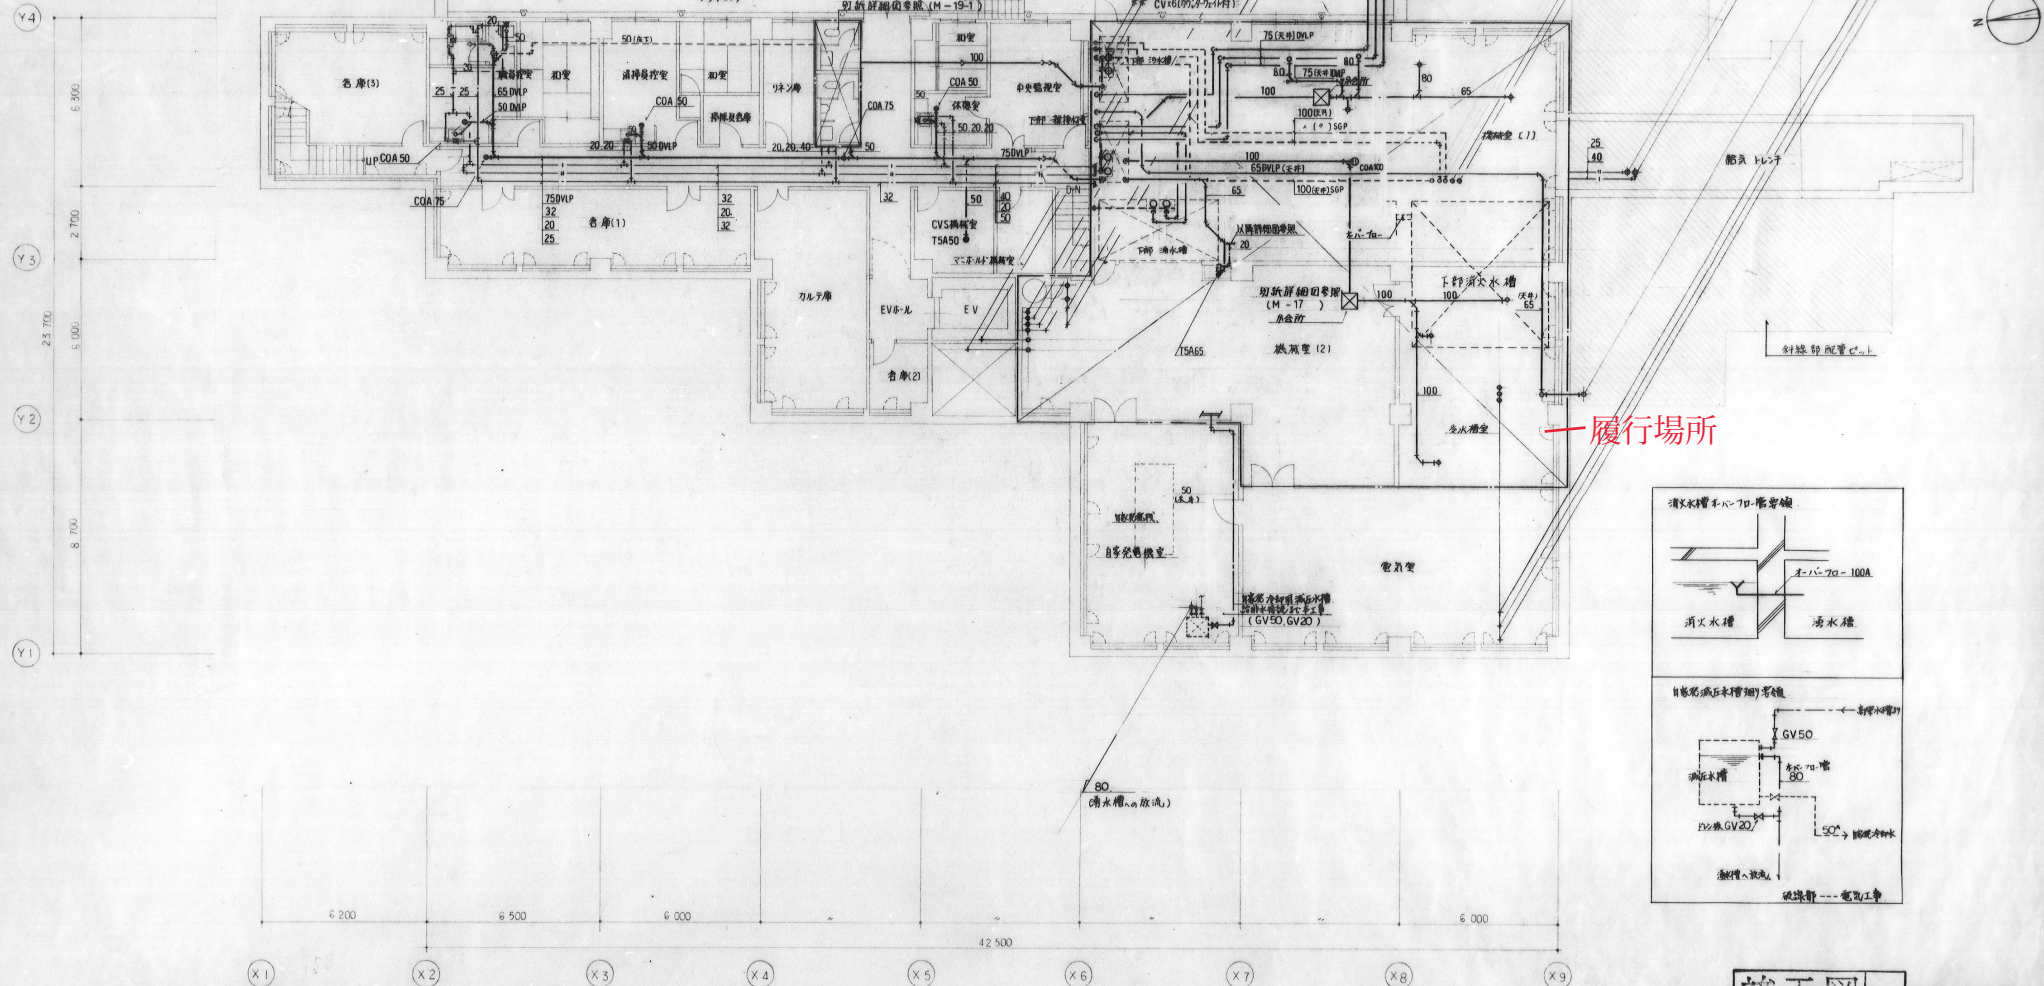

竣工図		(機械設備工事)	
工事名	《仮称》吹田市老人保健施設建設工事		
図面名	B1 配管平面図	縮尺	1:100
設計	株式会社 山下設計	図面	M10/94
作成	2017年7月	日	月