



図名	泉浄水所 位置図		
縮尺	None	図番	1 / 2
吹 田 市 水 道 部			

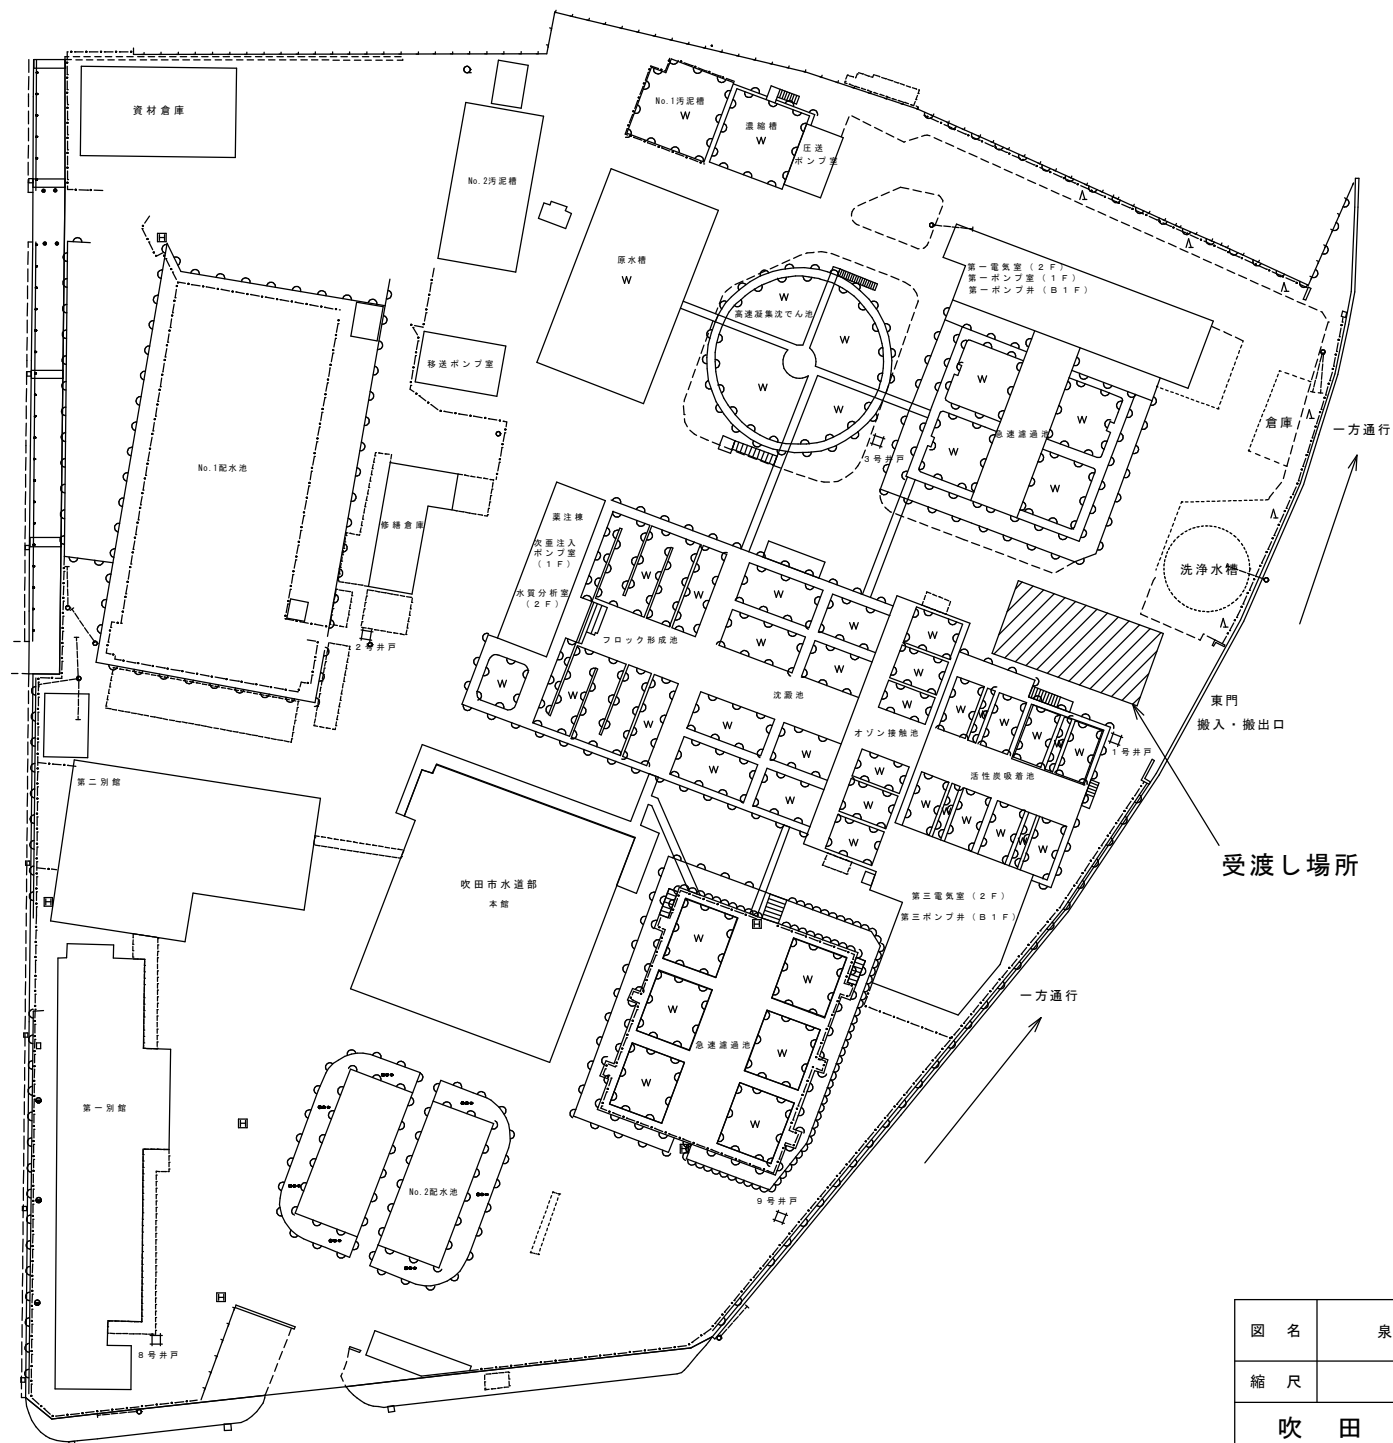


図 名	泉浄水所平面図	No. 2
		計 2
縮 尺	NONE	
吹 田 市 水 道 部		