
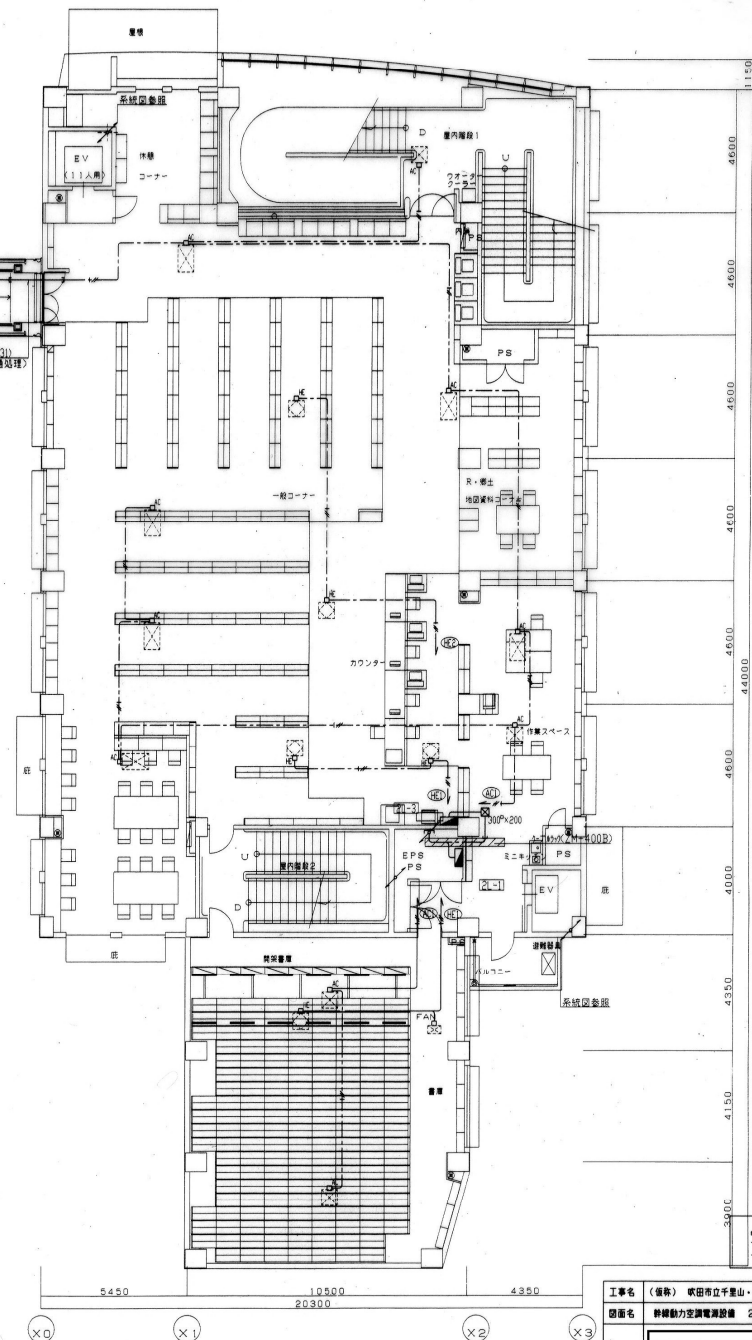
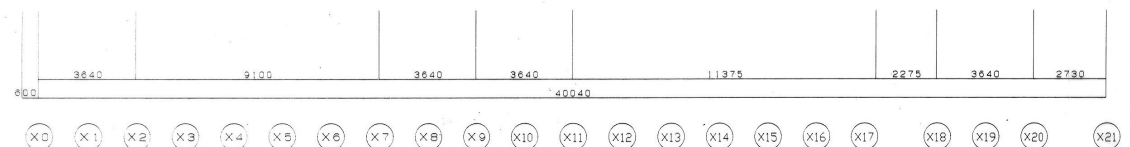


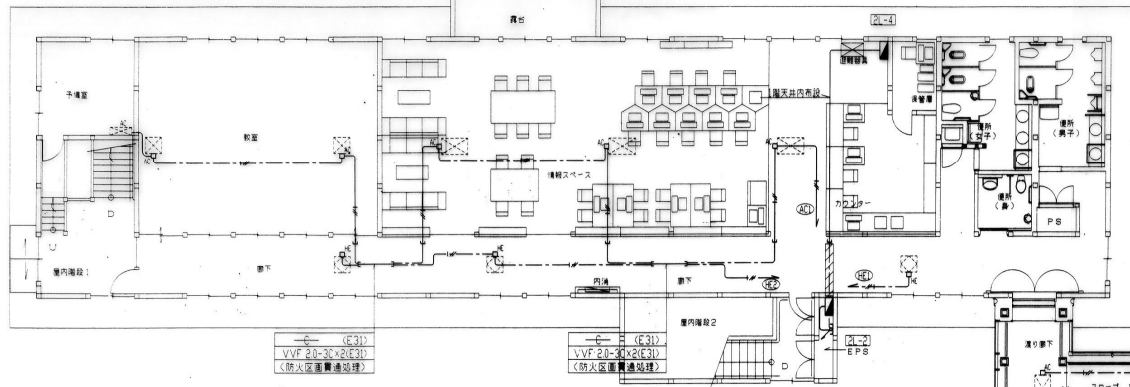

完成

工事名	(省称) 吹田市立千景山・佐井寺公園 建設工事 (電気設備工事)		
図面名	新緑動力変換電気設備 2電平面図		
設計			
年度	年	月	日
縮尺	S=1/100		
図番	9		
備考	E-41		