


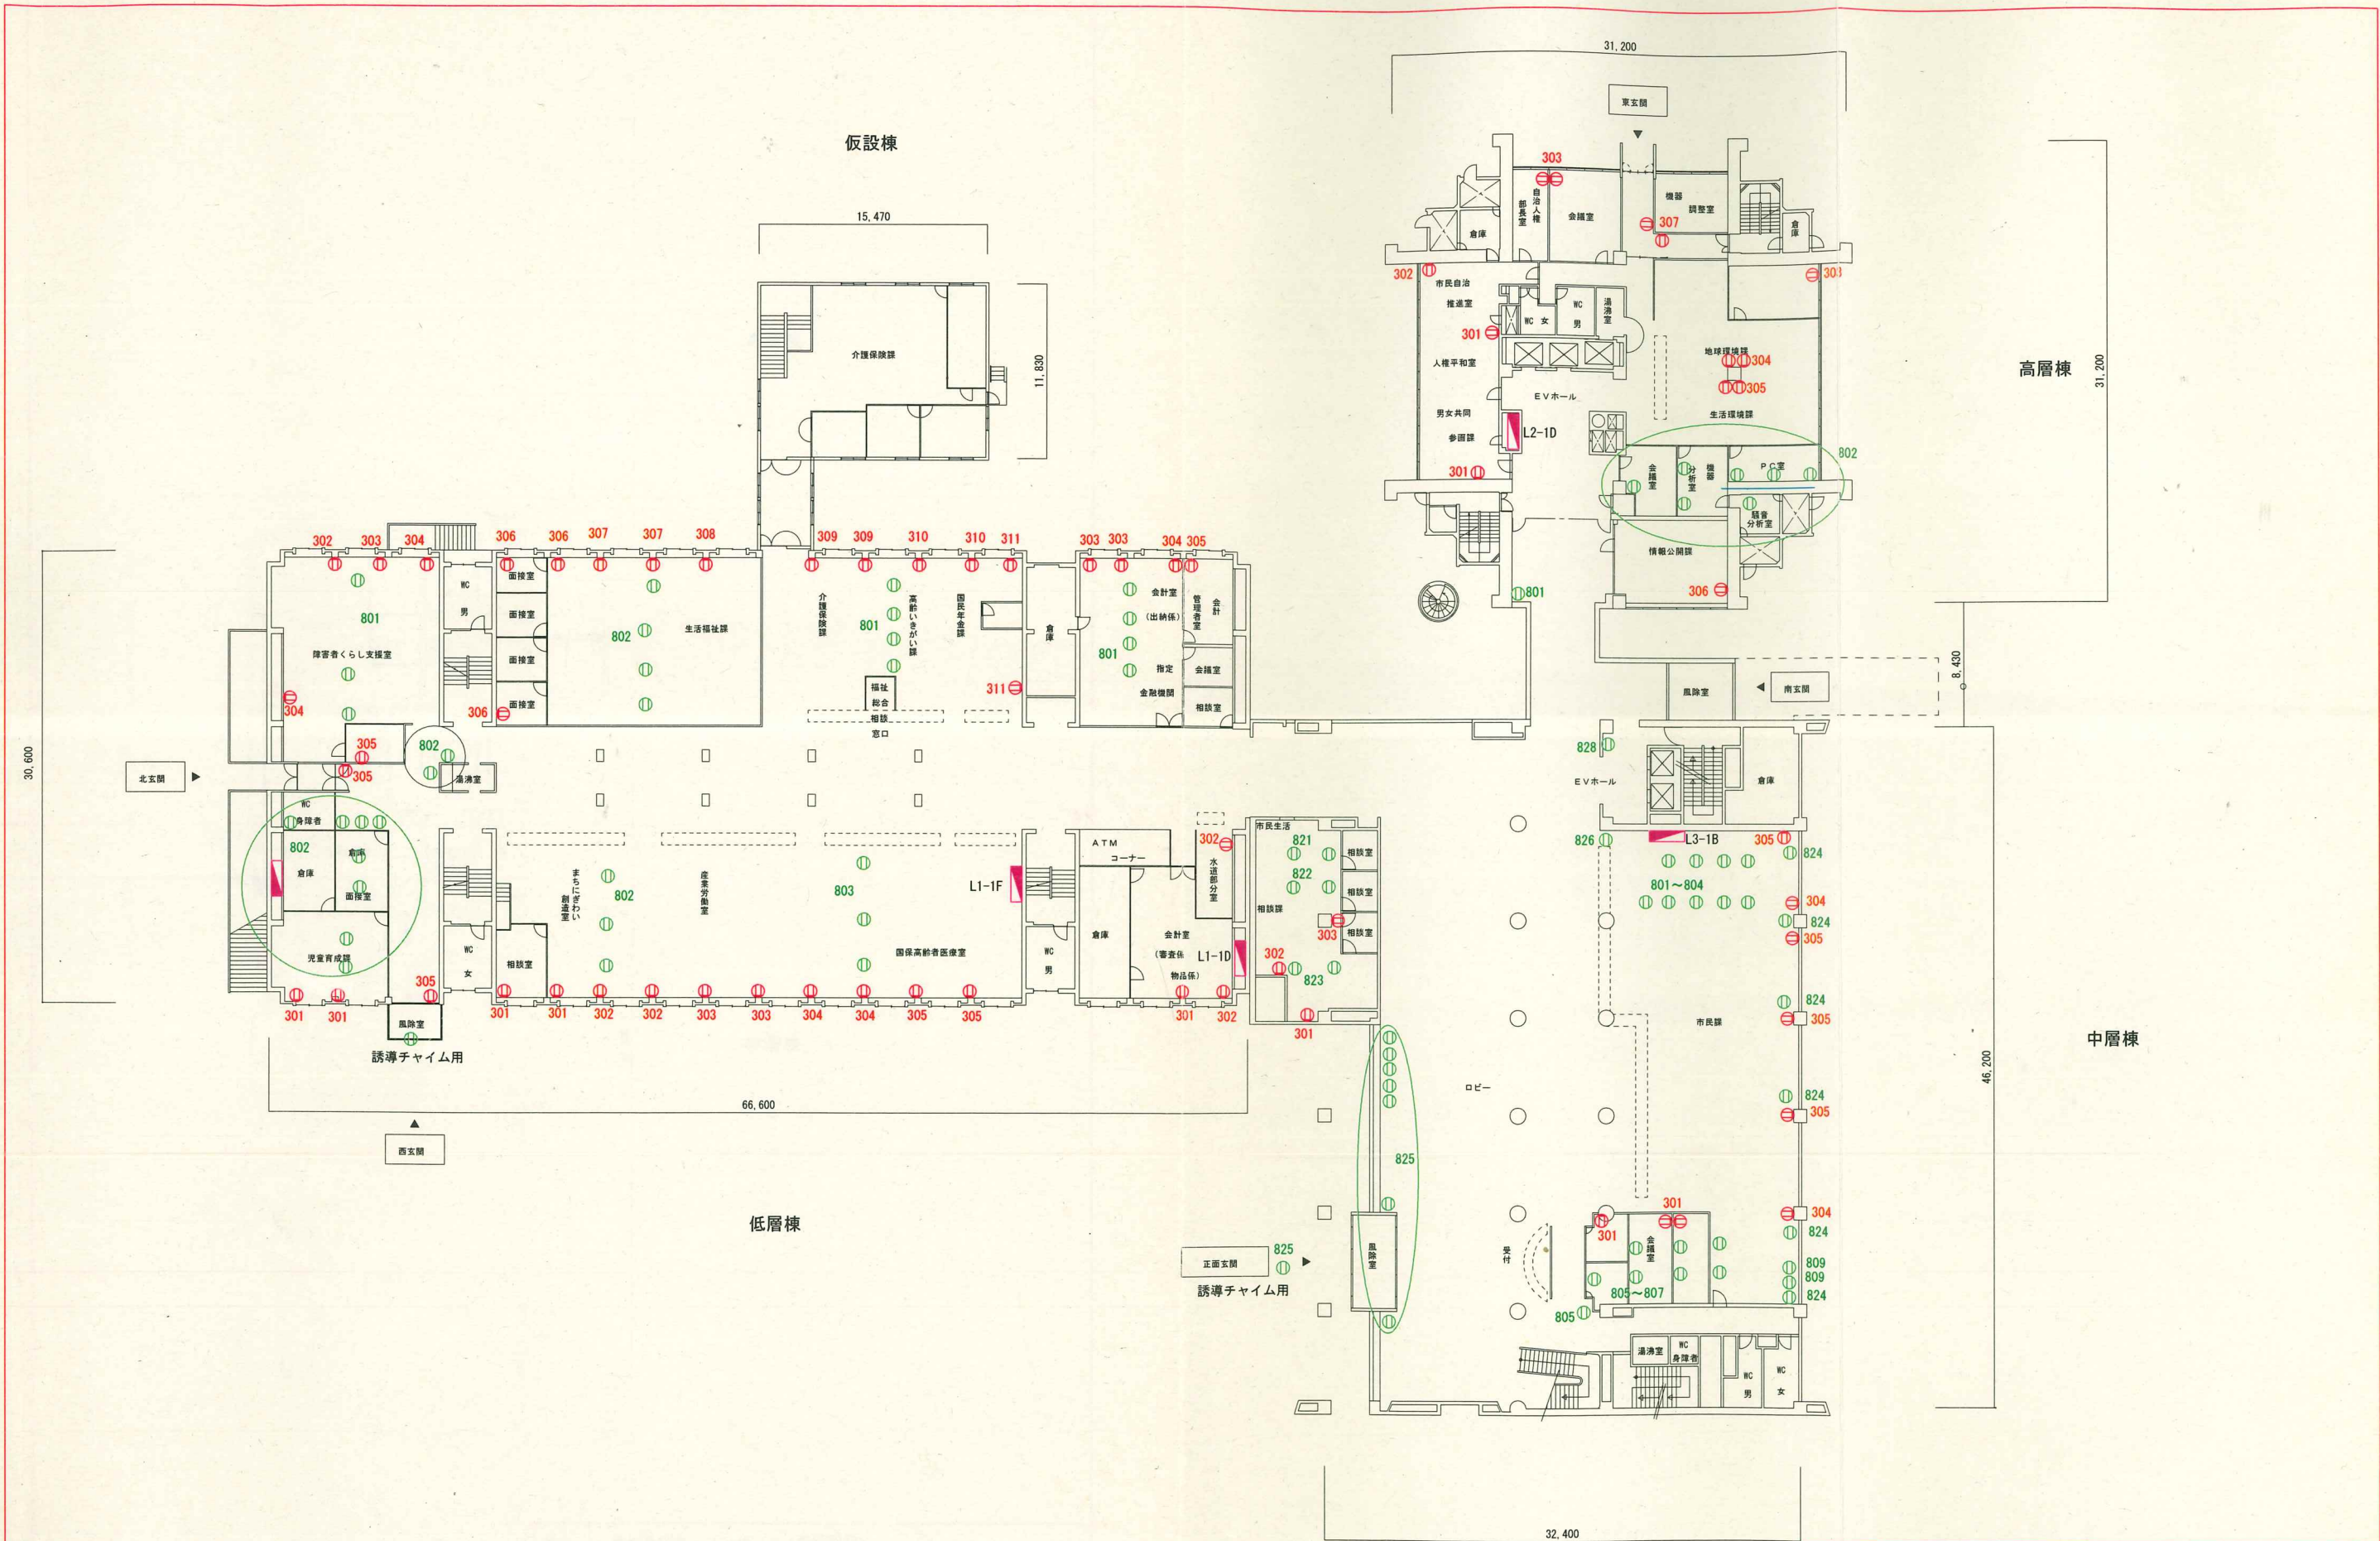

1階平面図

工事名	吹田市庁舎 コンセント（発電回路）				
図面名	1階 平面図				
縮尺	1/300	設計	笠松	図面番号	/
				年月日	2009.05