



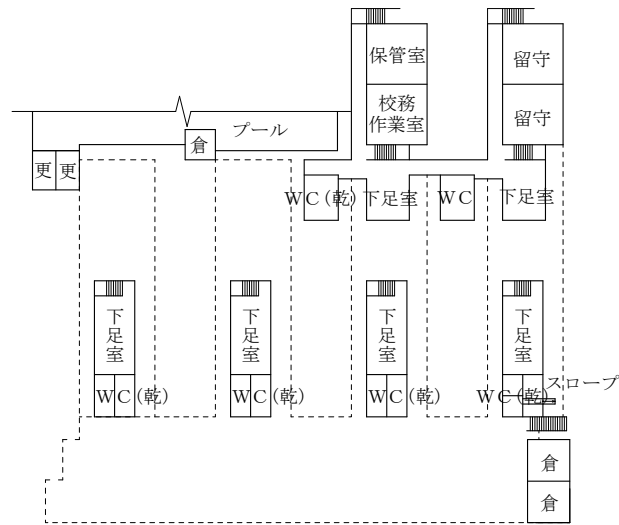



地階平面図

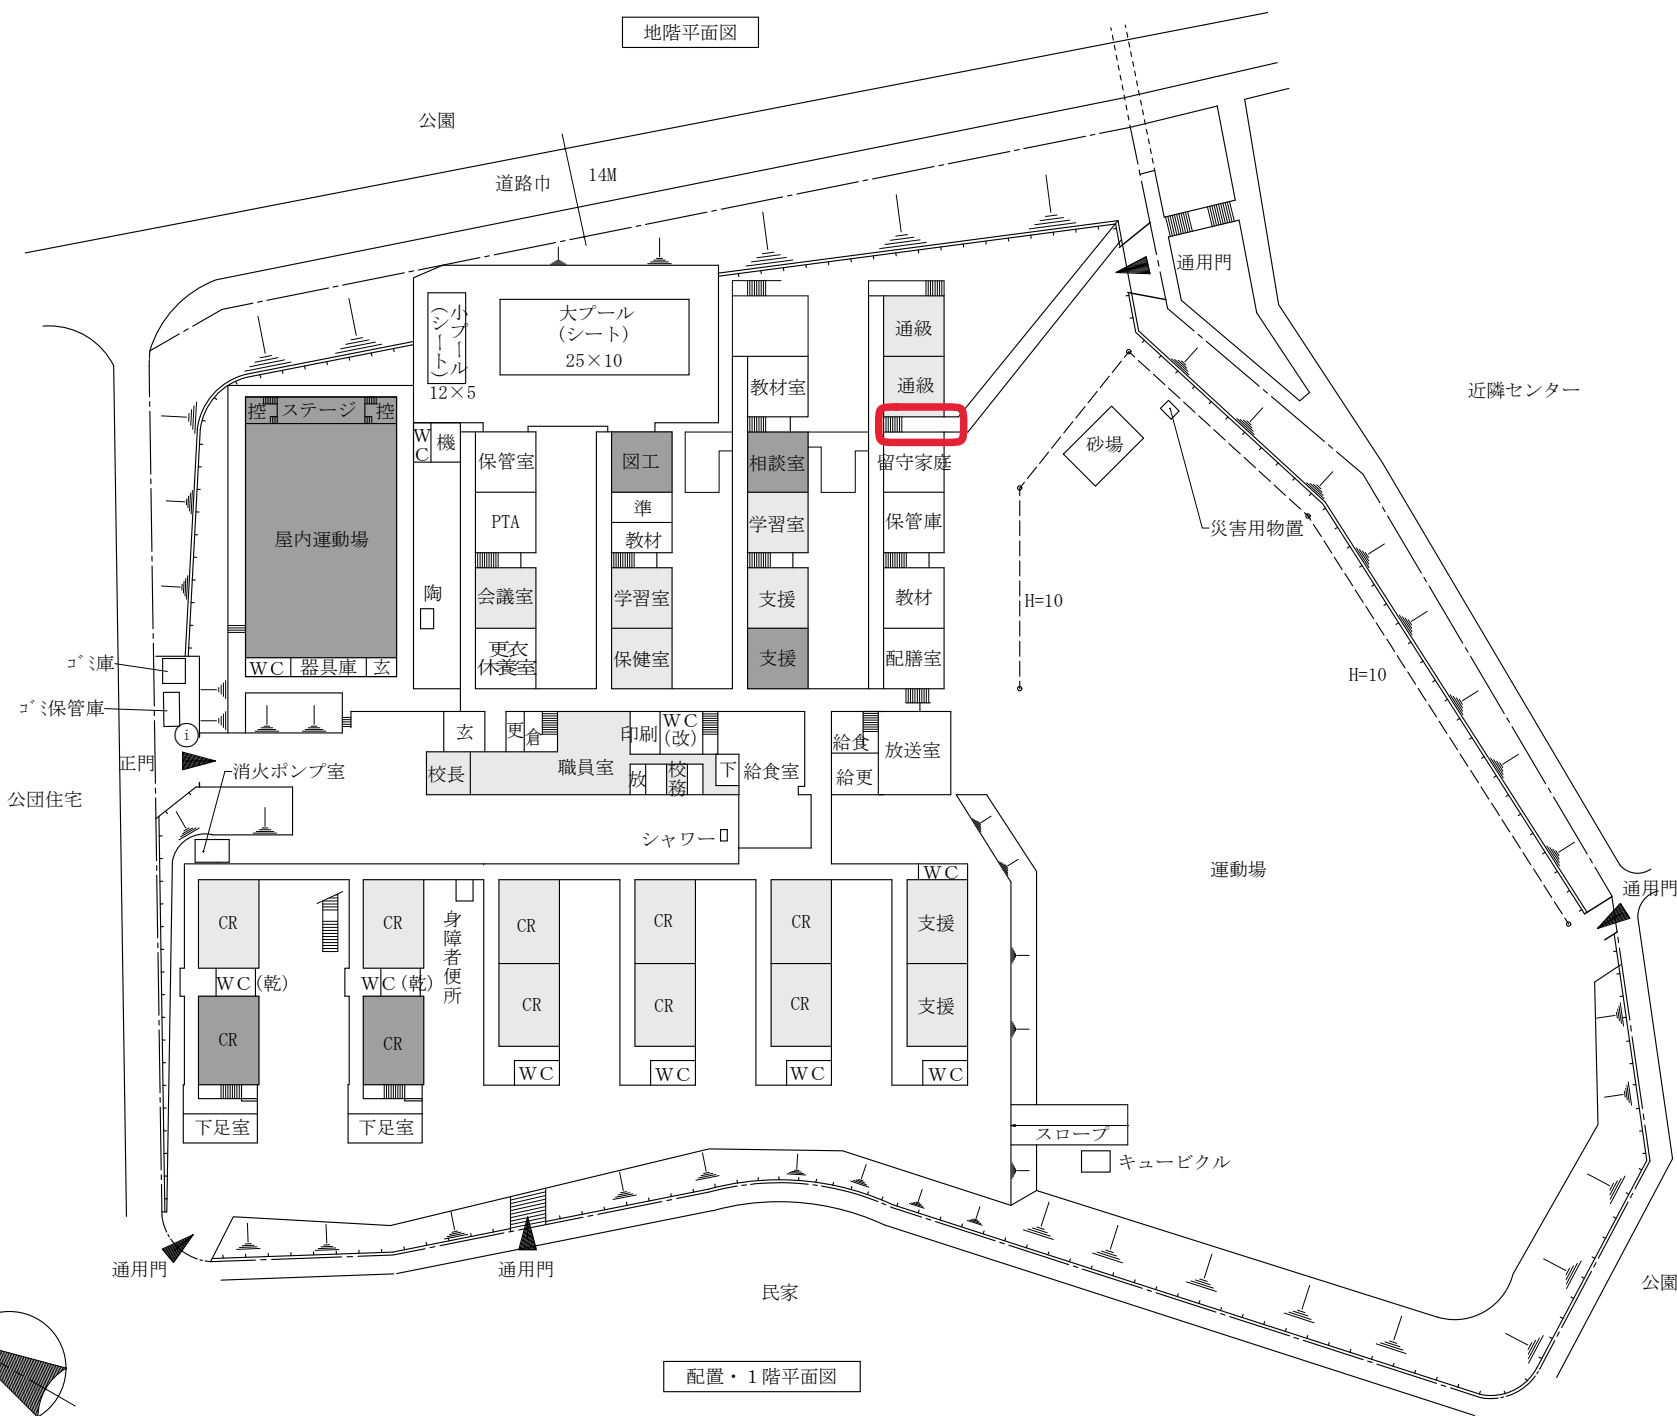

配置・1階平面図

( ) 内は台帳棟番号




|   |             |
|---|-------------|
| ① | (1-1~1-4)   |
| ② | (2)         |
| ③ | (3)         |
| ④ | (4-1~4-2)   |
| ⑤ | (5-1~5-2)   |
| ⑥ | (6)         |
| ⑦ | (7-1~7-2)   |
| ⑧ | (8)         |
| ⑨ | (9)         |
| ⑩ | (10)        |
| ⑪ | (11)        |
| ⑫ | (21-1~21-4) |
| ⑬ | (20)        |
| ⑭ | (12)        |

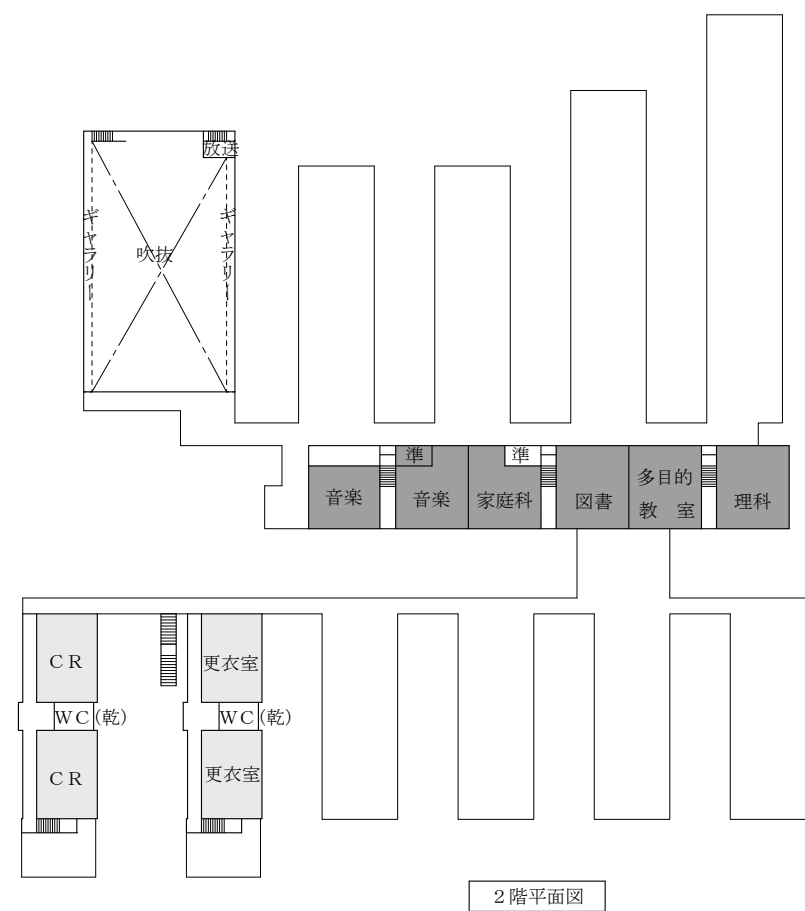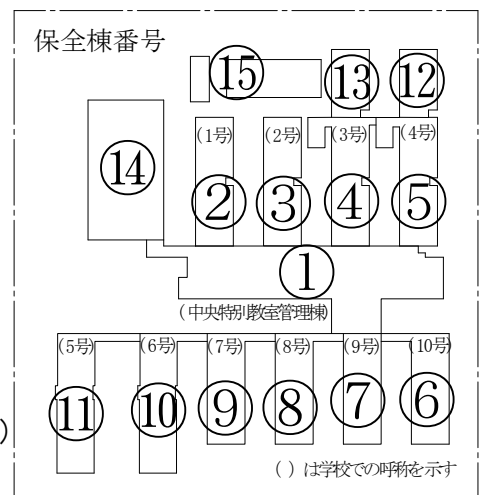

2階平面図

- 従来型エアコン設置教室
- PFIエアコン設置教室

|     |               |    |    |
|-----|---------------|----|----|
| 学校名 | 吹田市立青山台小学校    |    |    |
| 所在地 | 吹田市青山台2丁目5番1号 |    |    |
| 縮尺  |               | 番号 | 33 |

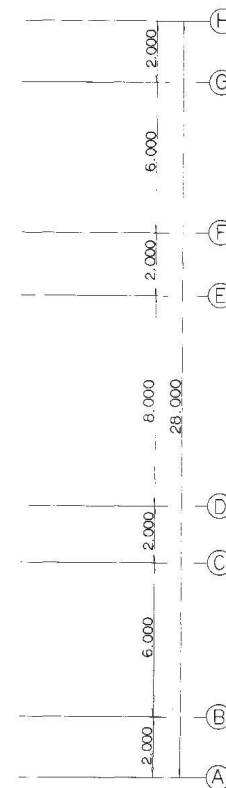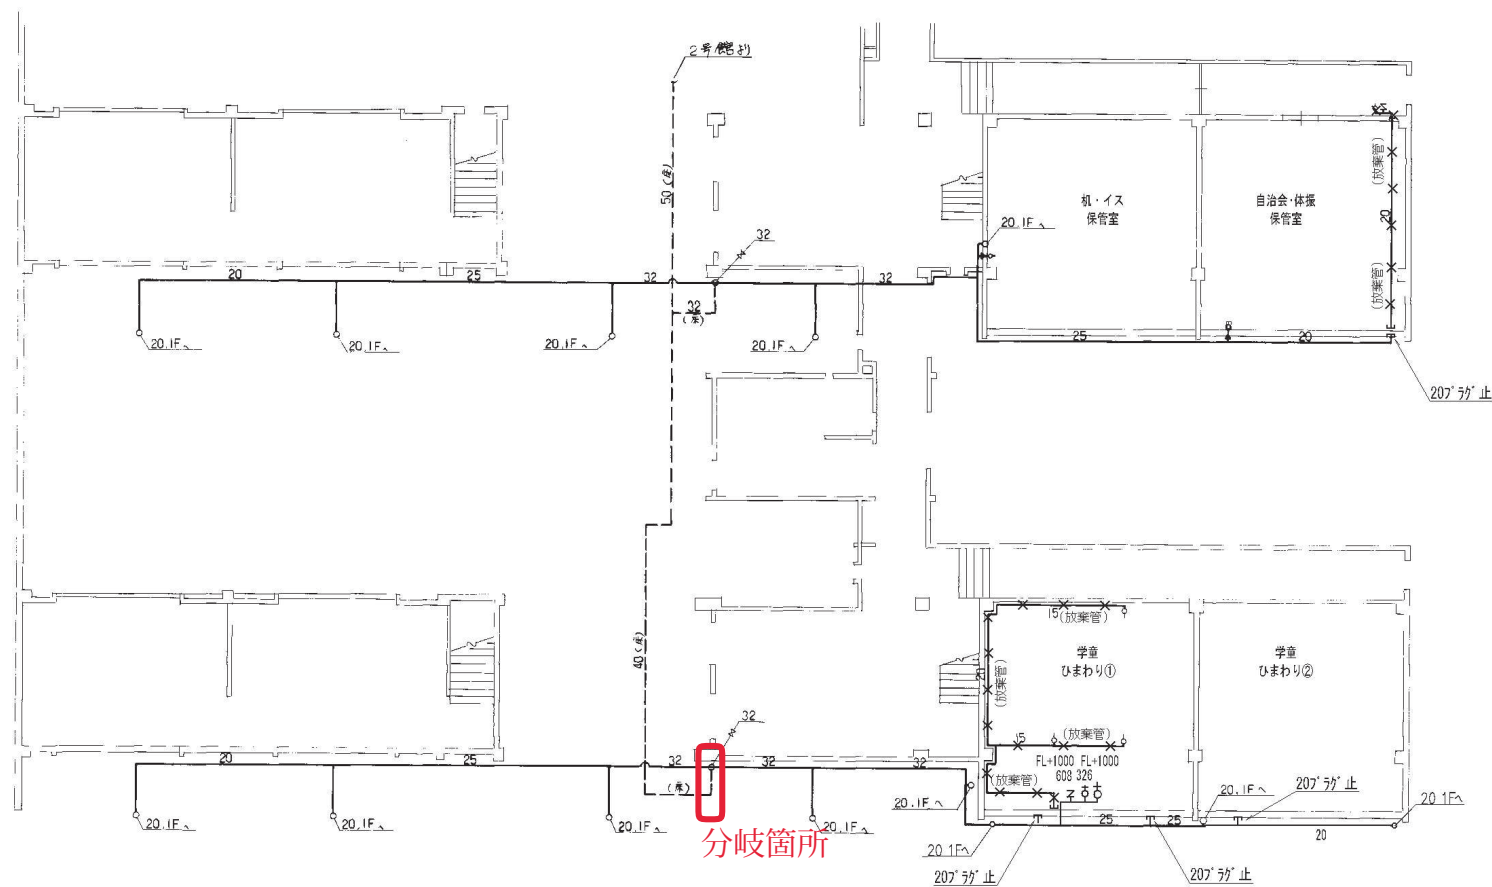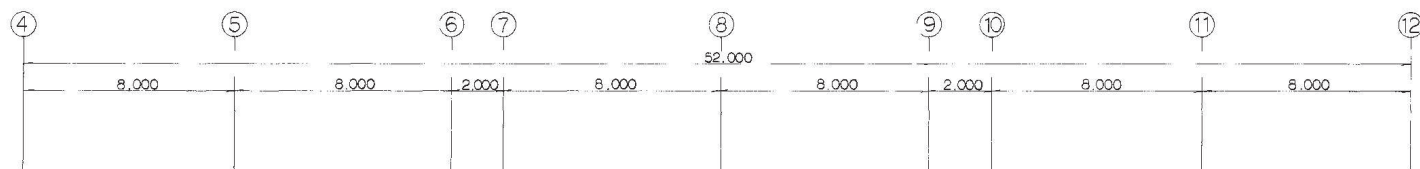

3・4号館

B1階平面図

保安点検部署情報発信による修正  
2020年10月26日 (株) 日建設計シビル

総合配管図番号 31480-5-3 設備メンテナンス

|        |                                                |           |              |         |            |
|--------|------------------------------------------------|-----------|--------------|---------|------------|
| 顧客名称   | 吹田市立青山台小学校                                     | (住所)      | 吹田市青山台2丁目5-1 | ご使用番号   |            |
| 建築構造   | 1. 木造 2. 鉄骨・鉄筋コンクリート 3. 鉄骨 4. その他              | (階層)      | (竣工年月)       | (竣工尺)   | (図面枚数)     |
| 供給管    | (管径) 150 A (鋼製DPV(サキコ) 150 A (鋼製DPV(サキコ) 150 A | 内管        | (管径)         | (管径)    | (管径)       |
| 取付メーター |                                                | (図面作成年月日) | 1991年4月20日   | (図面作成者) | 阪急電機工業株式会社 |
| 取出し本支管 | (管径) 150 A (圧力) 中圧、中 (管径) 310.42 (圧力) 中圧、中     | 大阪ガス株式会社  | 北都供給部        |         |            |

ガス設備図面利用に際してのご注意  
-ガス設備所有者の了承無しに、この図面を第三者に開示することはできません。お取扱いには十分ご注意ください。  
-この図面は配管縮尺等を模式的に表したものであり、参考図としてお取扱いください。工事などを行う際は必ず現地でガス設備をご確認ください。