


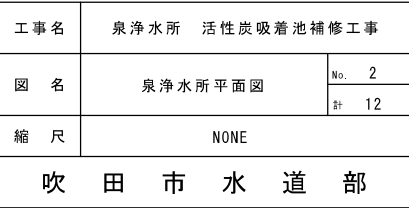


工事名	泉浄水所 活性炭吸着池補修工事		
図名	泉浄水所 位置図		
縮尺	None	図番	1 / 12
吹田市水道部			




活性炭吸着池平面図

縮尺：NONE

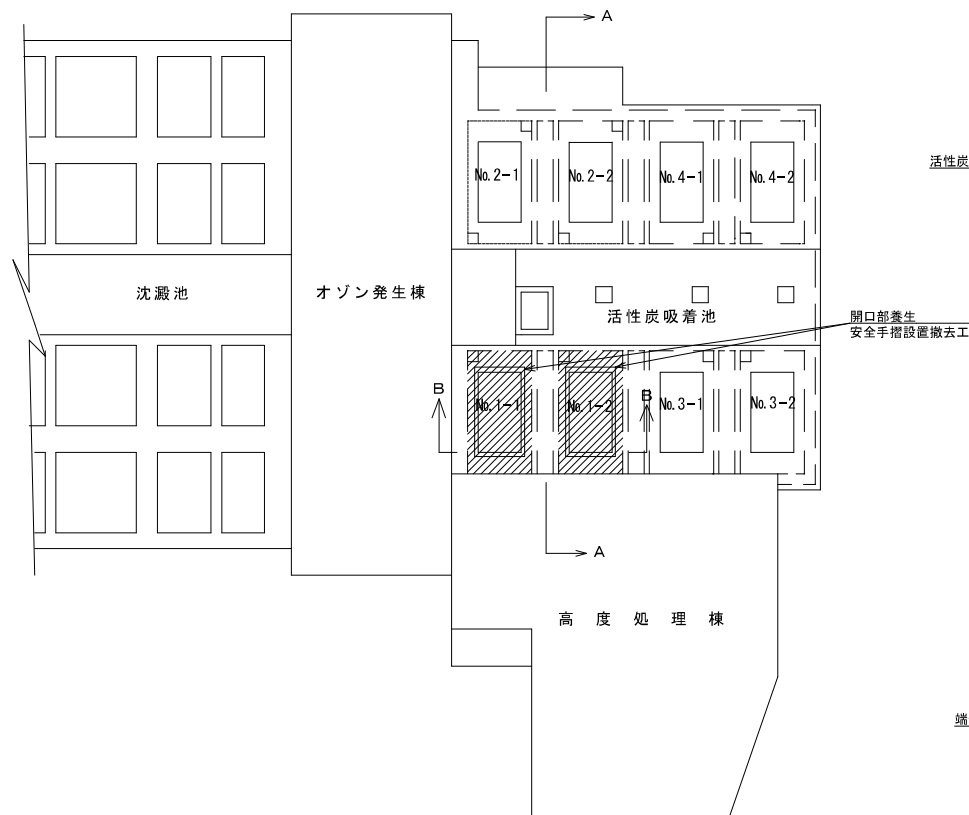


A-A断面図

縮尺：NONE

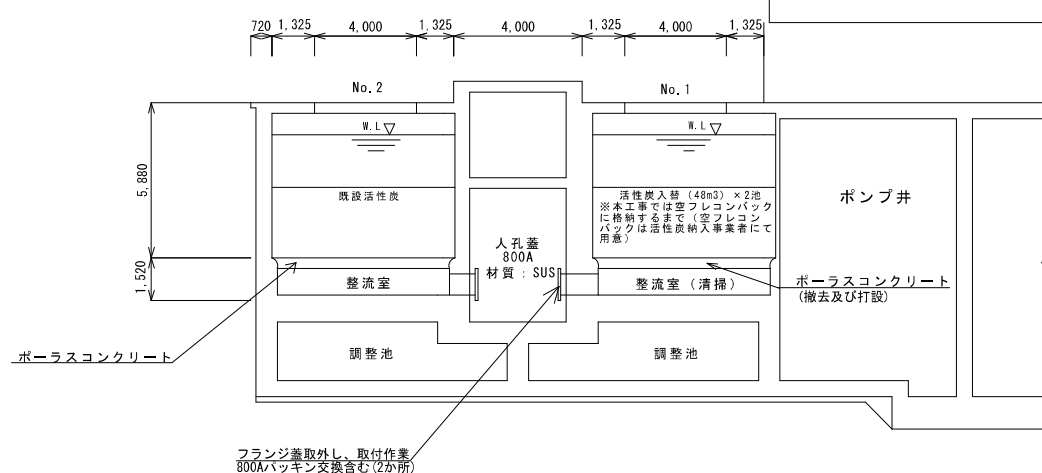


B-B断面図

縮尺：1/100 (A3)

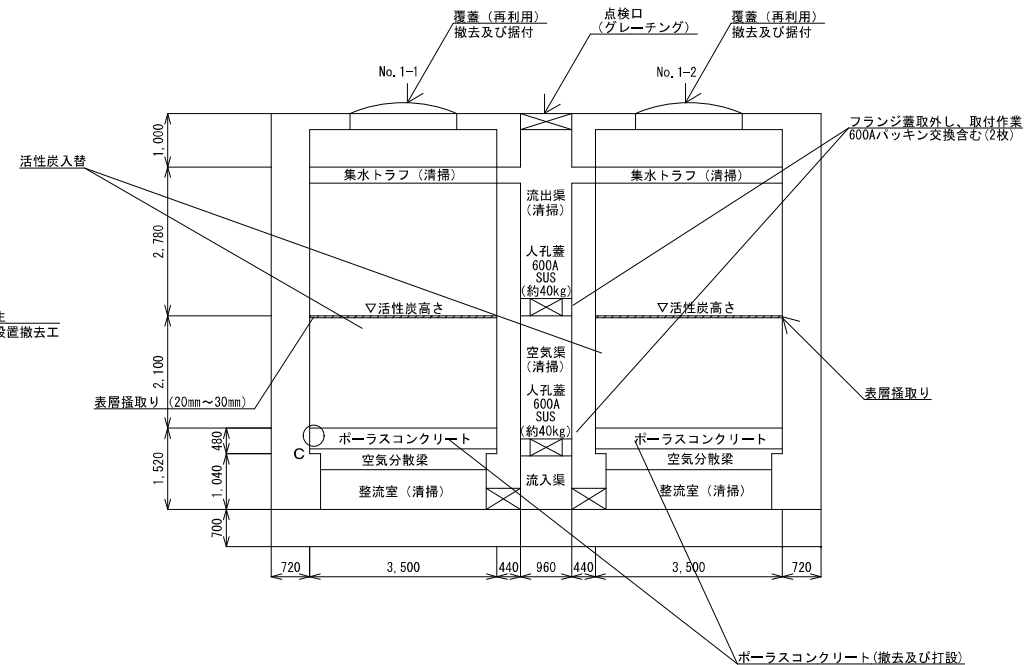

C詳細図

縮尺：1/3 (A3)

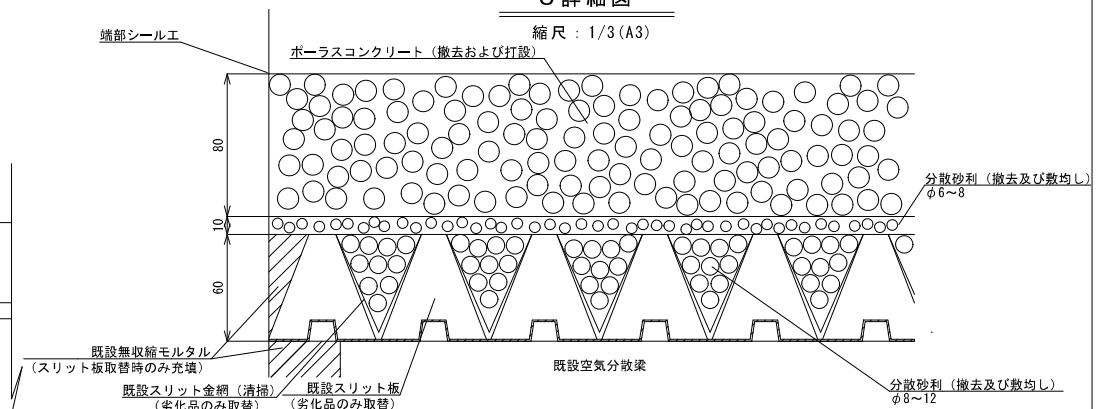


単位：mm

工 事 名	泉 浄 水 所 活 性 炭 吸 着 池 補 修 工 事		
図 名	活 性 炭 吸 着 池 平 面 図 及 び 断 面 図	No.	3
		計	12
縮 尺	図 面 に 記 載		
吹 田 市 水 道 部			


活性炭吸着池拡大平面図

縮尺：NONE

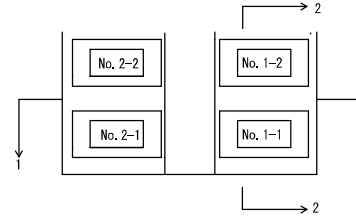


1-1断面図

縮尺：NONE

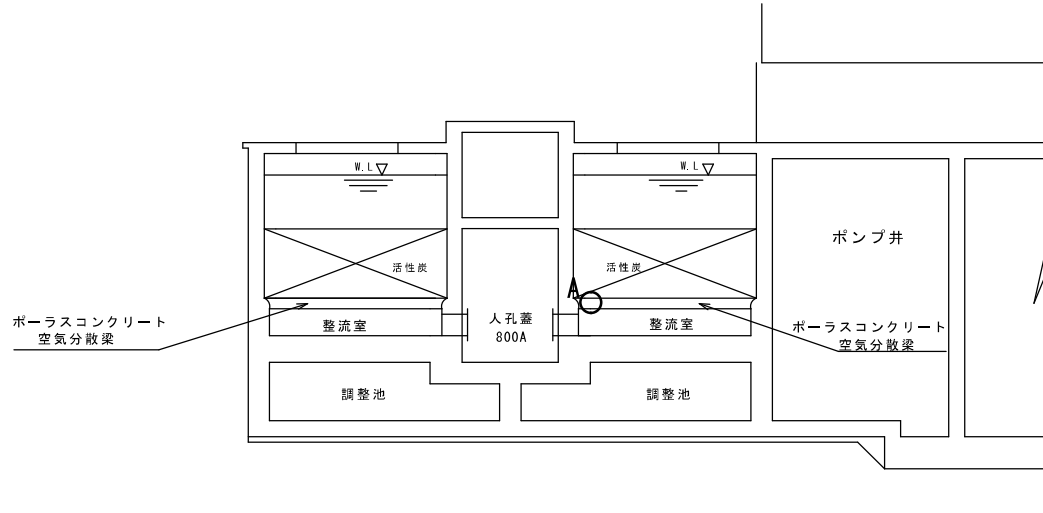


2-2断面図

縮尺：1/100 (A3)

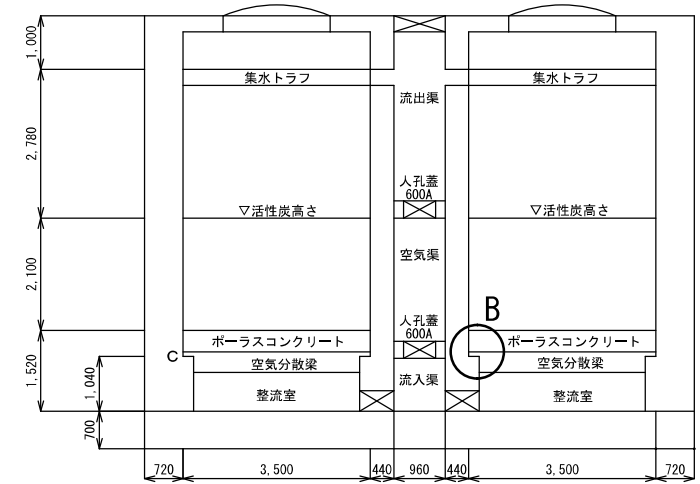


A部詳細

縮尺：1/10 (A3)

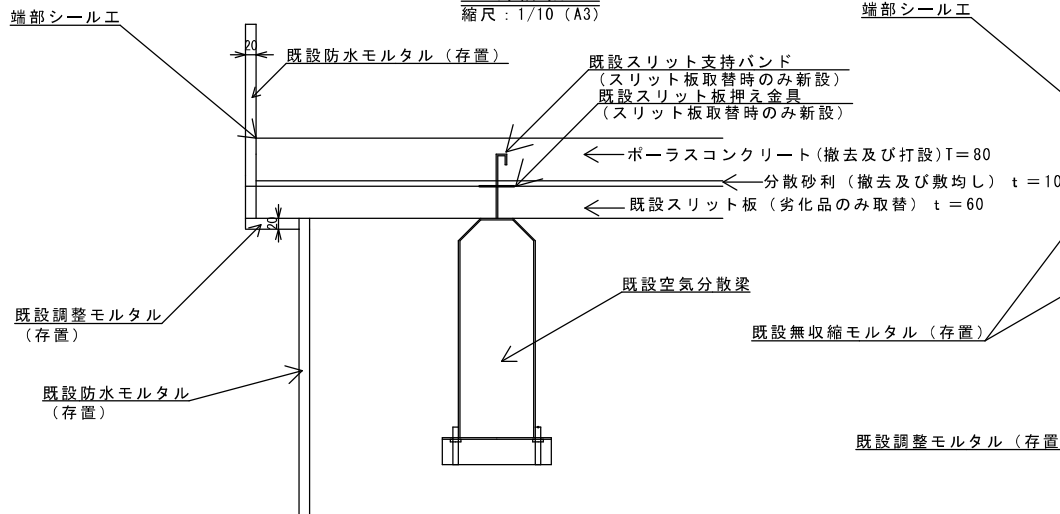


B部詳細

縮尺：1/10 (A3)

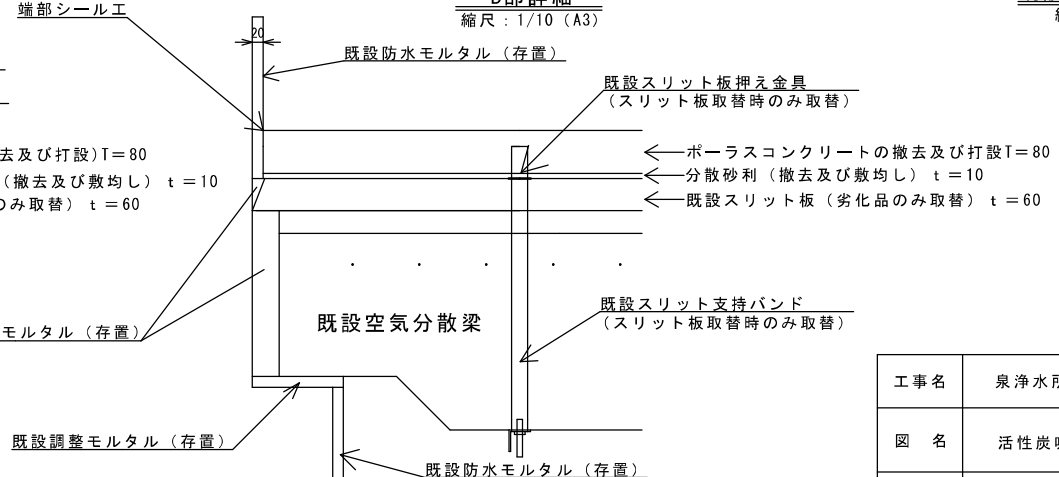

既設空気分散梁詳細

縮尺：1/10 (A3)

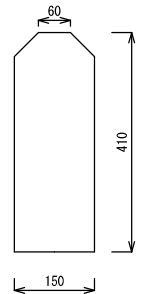


単位：mm

工事名	泉浄水所 活性炭吸着池補修工事		
図 名	活性炭吸着池断面図詳細	No.	4
		計	12
縮 尺	図面に記載		
吹 田 市 水 道 部			

活性炭吸着池トラフ配置図

1/50 (A3)

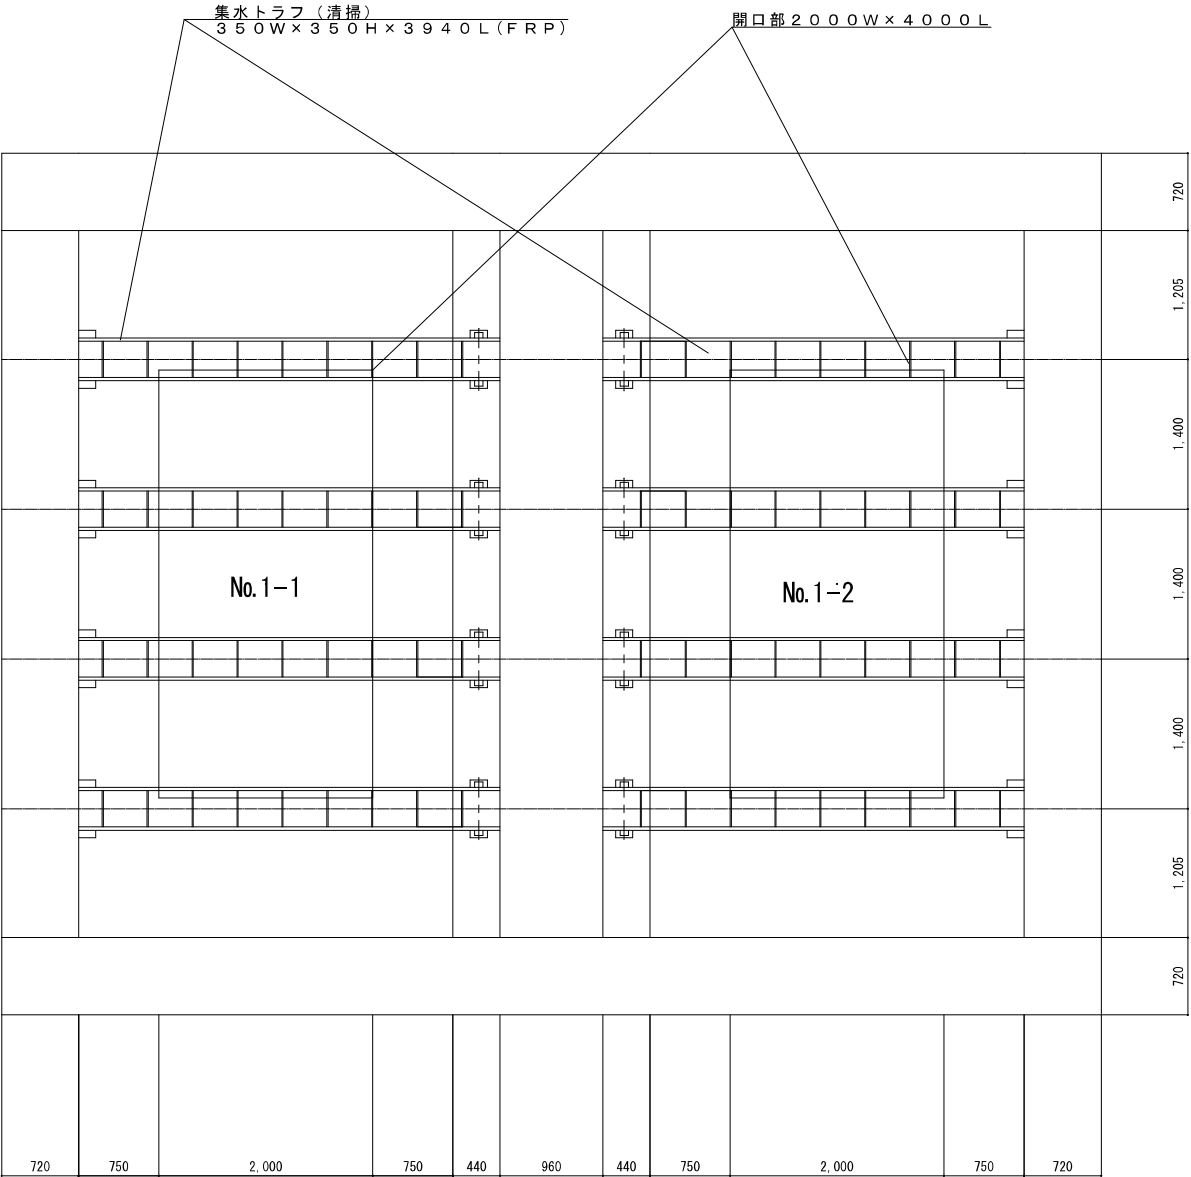


単位 : mm

工 事 名	泉 浄 水 所 活 性 炭 吸 着 池 補 修 工 事		
図 名	活 性 炭 吸 着 池 ト ラ フ 配 置 図	No. 5	
		計 12	
縮 尺	図 面 に 記 載		
吹 田 市 水 道 部			

活性炭吸着池（1-1）

縮尺：1/30 (A3)

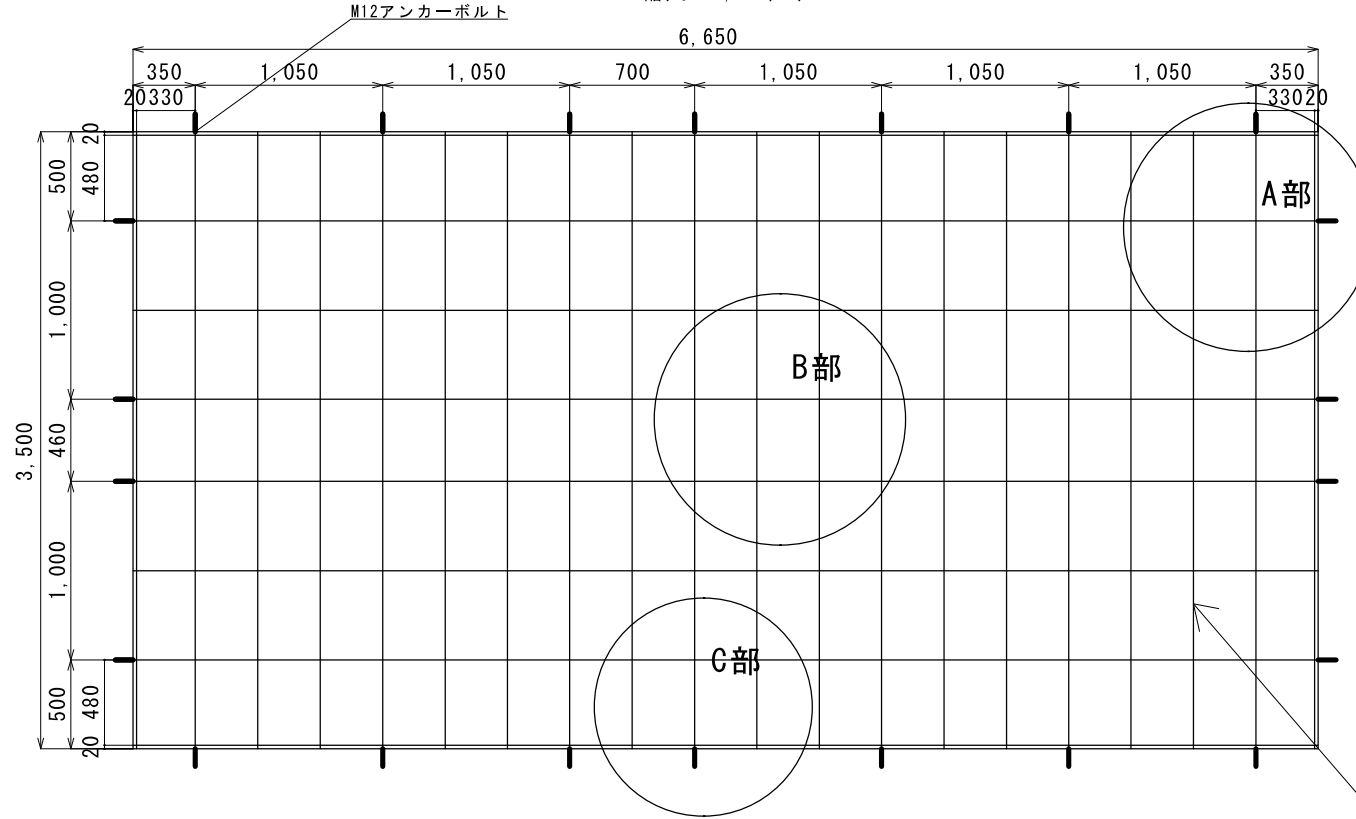

—：M12 アンカーボルト（計22本）
※既設流用（SUS304）


材料表

鉄筋	径	長さ (mm)	重量 (kg)
sus304 (1槽当)	φ 8	140, 360	60

鉄筋（撤去及び据付）


A部詳細図

縮尺：NONE

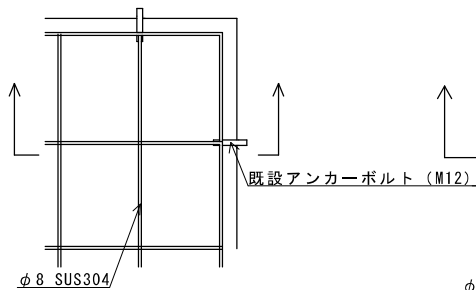


B部詳細図

縮尺：NONE

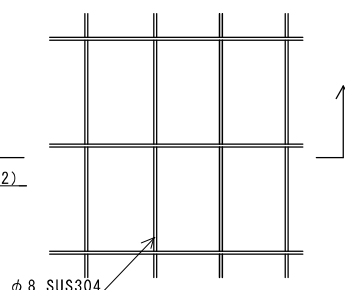

C部詳細図

縮尺：NONE

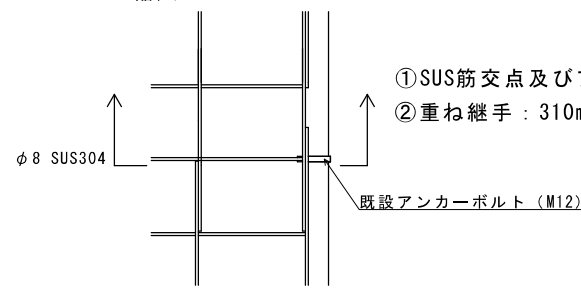


- ①SUS筋交点及びアンカーボルト交点は全結束とする。
- ②重ね継手：310mm

単位：mm


A部断面図

縮尺：NONE

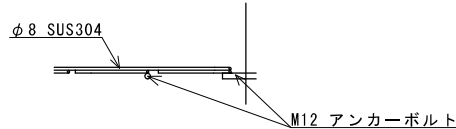


B部断面図

 縮尺：NONE




C部断面図

 縮尺：NONE




工事名	泉浄水所 活性炭吸着池補修工事		
図 名	ポーラスコンクリート配筋図	No. 6	
		計 12	
縮 尺	図面に記載		
吹 田 市 水 道 部			


活性炭吸着池（1-1）
縮尺：1/30（A3）

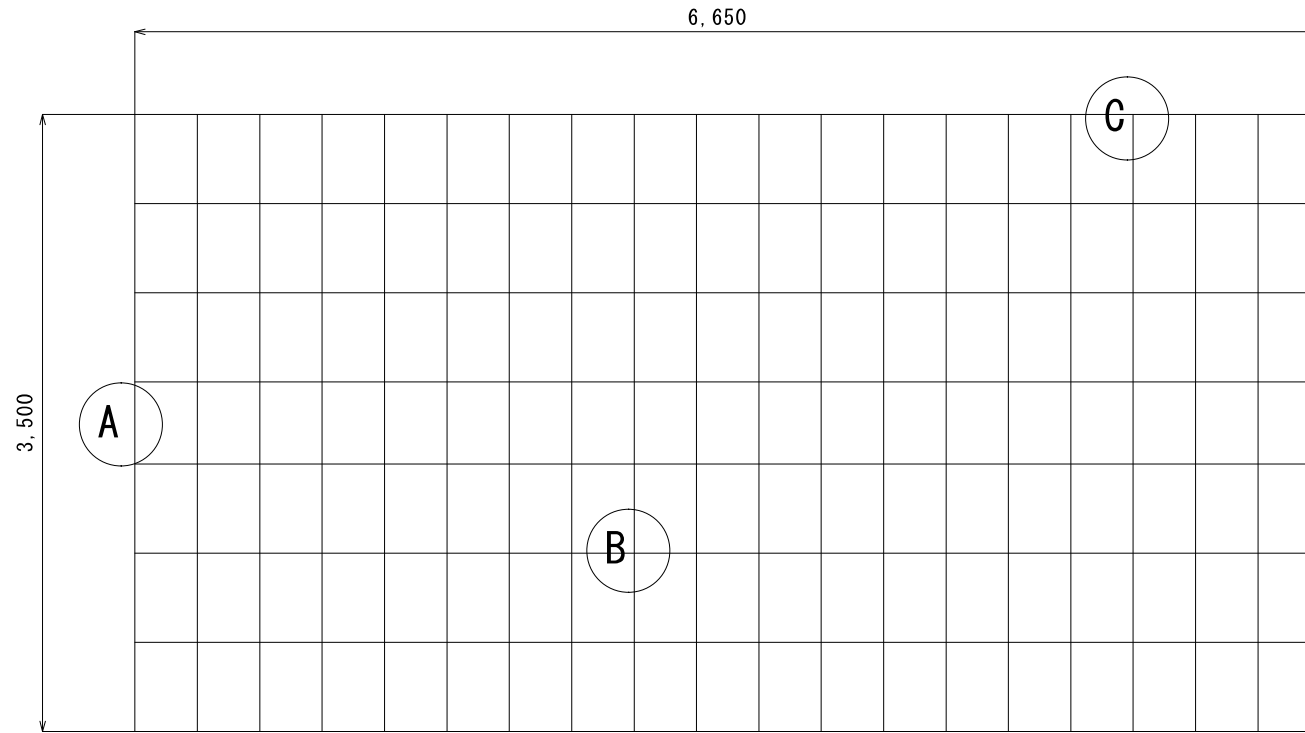


A部断面図
縮尺：NONE

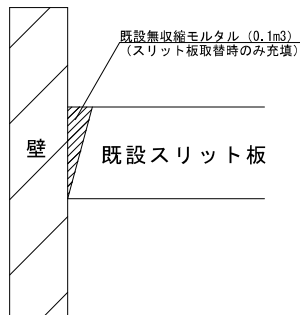

B部詳細図
縮尺：NONE

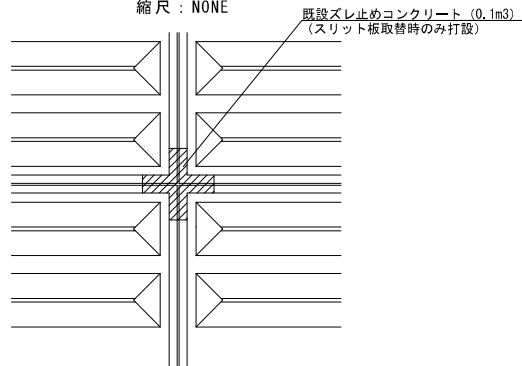

C部詳細図
縮尺：NONE

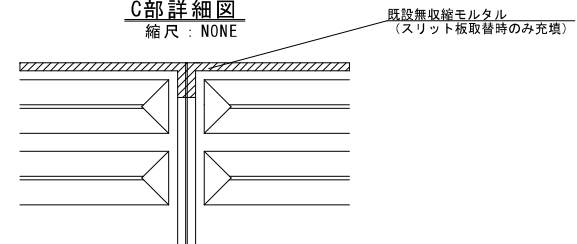


単位：mm

既設スリット板：133個（1槽）
※破損や劣化したものは協議のうえ交換

工事名	泉浄水所 活性炭吸着池補修工事		
図 名	既設スリット板設置図	No. 7	
		計 12	
縮 尺	図面に記載		
吹 田 市 水 道 部			

既設スリット支持バンド及び既設スリット板押え金具設置図

縮尺：1/40 (A3)

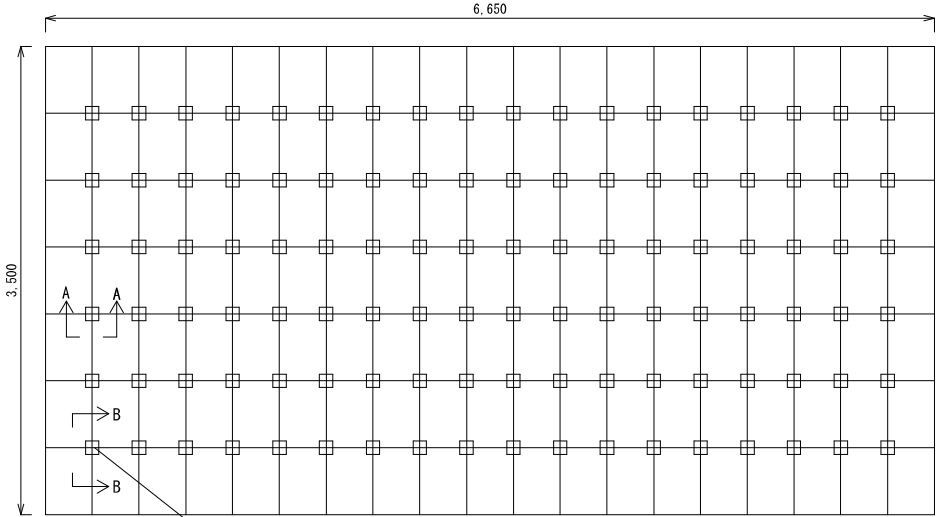


既設スリット支持バンド及びスリット板押え金具設置位置
(スリット板取替時のみ充填)

既設スリット支持バンド：108個 (1槽)
既設スリット板押え金具：108個 (1槽)
※劣化や破損したものは協議のうえ交換


A-A断面図

縮尺：1/10 (A3)

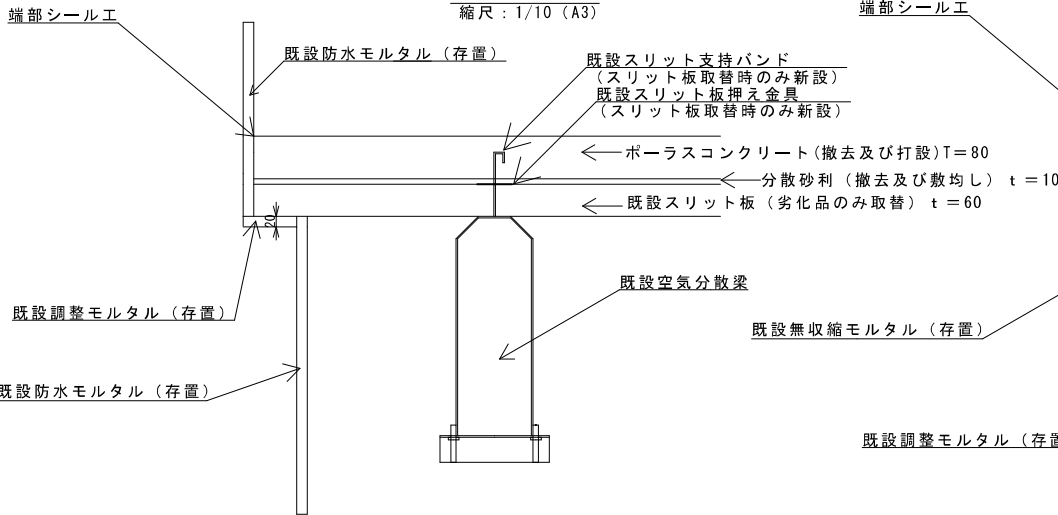


B-B断面図

縮尺：1/10 (A3)

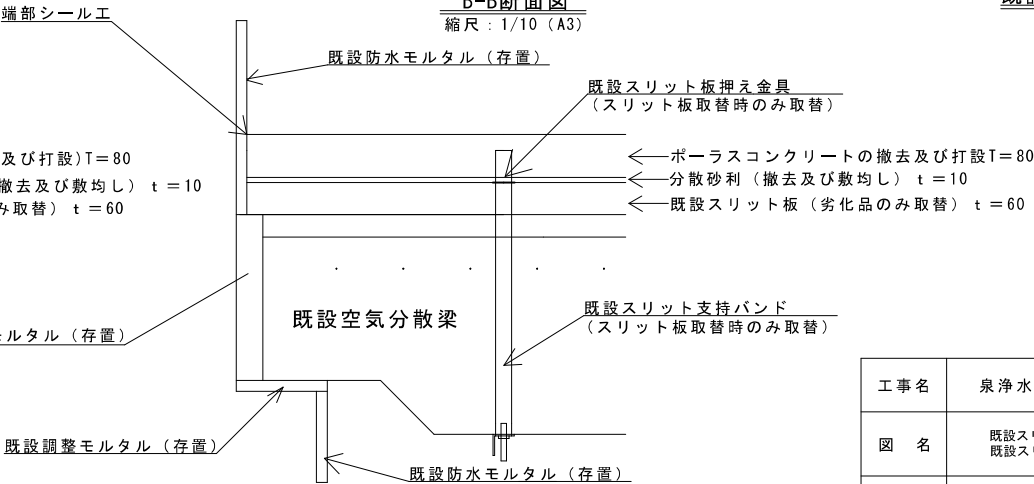

既設空気分散梁詳細


縮尺：1/10 (A3)

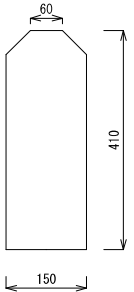

単位：mm

工 事 名	泉 浄 水 所 活 性 炭 吸 着 池 補 修 工 事		
図 名	既設スリット支持バンド及び 既設スリット板押え金具設置図	No.	8
		計	12
縮 尺	図面に記載		
吹 田 市 水 道 部			

縮尺：1/5 (A3)

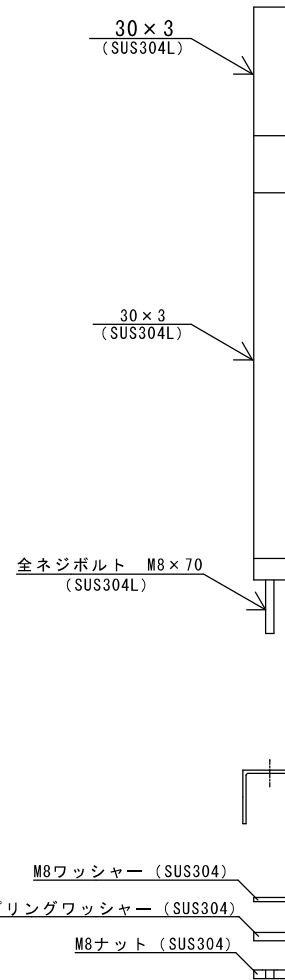


單位：mm

工事名	泉浄水所 活性炭吸着池補修工事	
図 名	既設スリット支持バンド	No. 9
		計 12
縮 尺	図面に記載	
吹 田 市 水 道 部		


既設スリット板押え金具設置図

縮尺：NONE

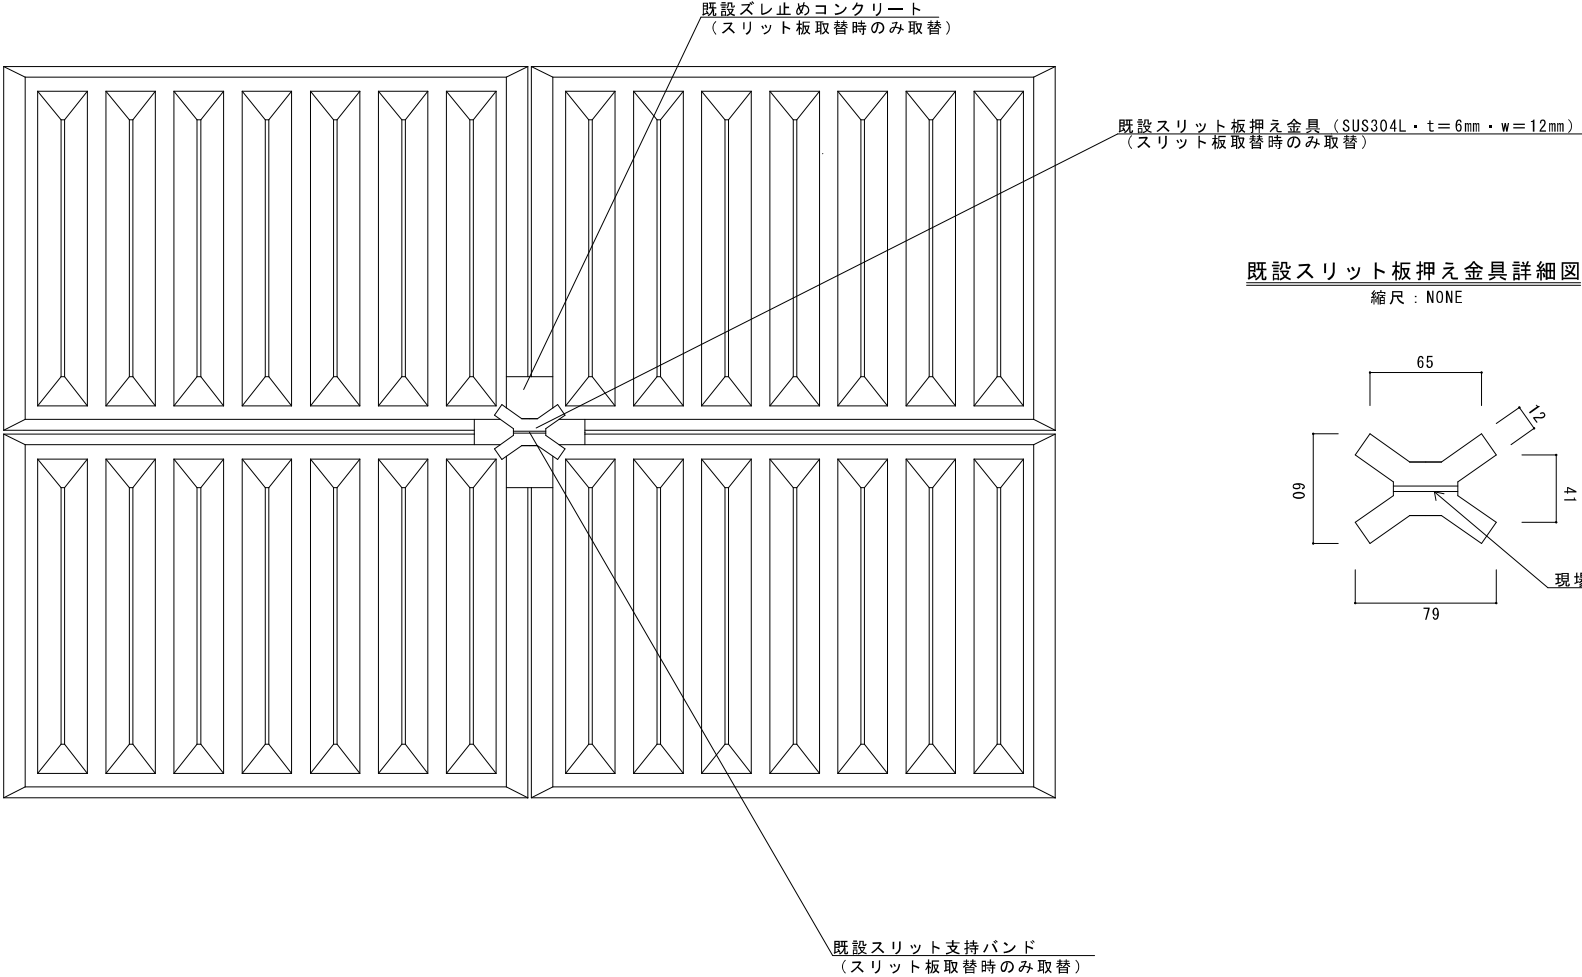

既設スリット板押え金具詳細図

縮尺：NONE

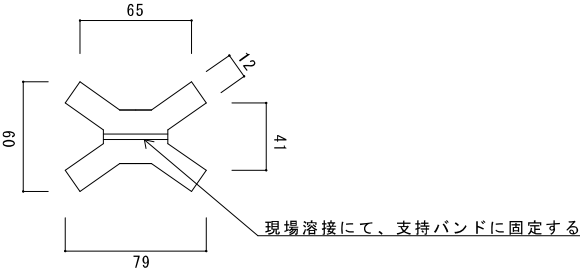


スリット板押え金具：支給品

工 事 名	泉 浄 水 所 活 性 炭 吸 着 池 補 修 工 事		
図 名	既 設 ス リ ッ ト 板 押 え 金 具	No. 10	
		計 12	
縮 尺	図 面 に 記 載		
吹 田 市 水 道 部			


既設スリット板詳細図

縮尺：1/3 (A3)

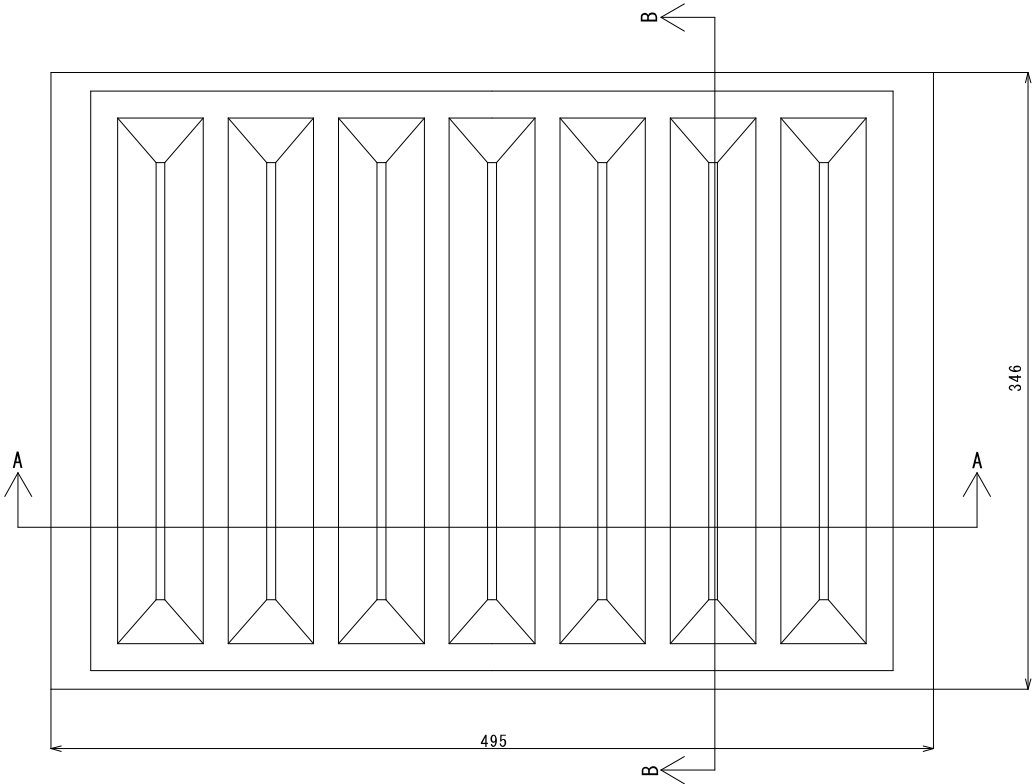

A-A断面


縮尺：1/3 (A3)

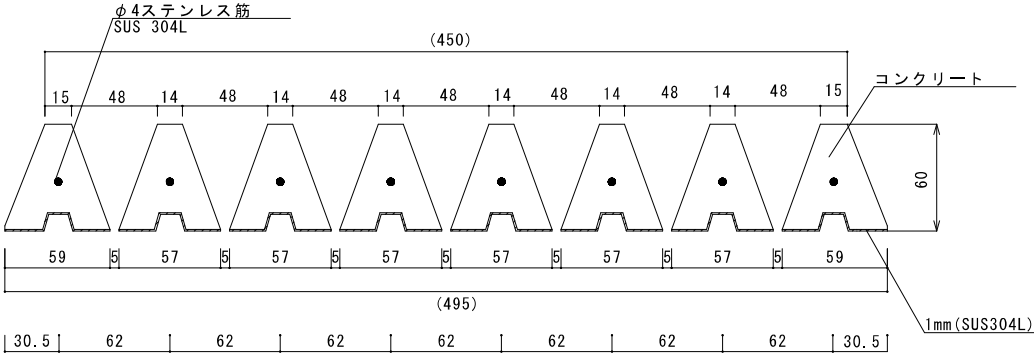

スリット板：支給品

B-B断面


縮尺：1/3 (A3)

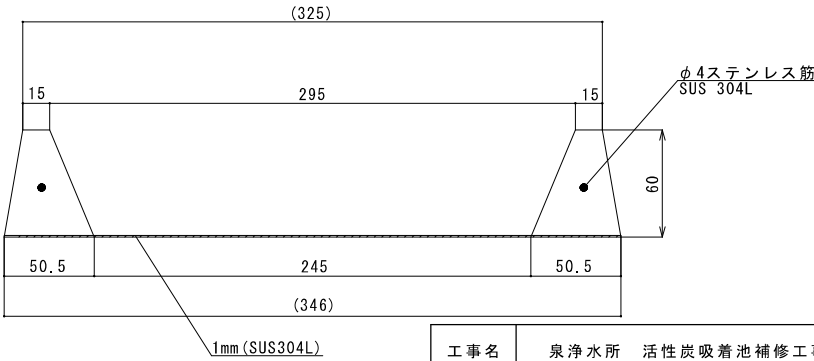

工 事 名	泉 浄 水 所 活 性 炭 吸 着 池 補 修 工 事		
図 名	既 設 ス リ ッ ト 板	No. 11	
		計 12	
縮 尺	図 面 に 記 載		
吹 田 市 水 道 部			


既設スリット金網配置図

縮尺：1/4 (A3)

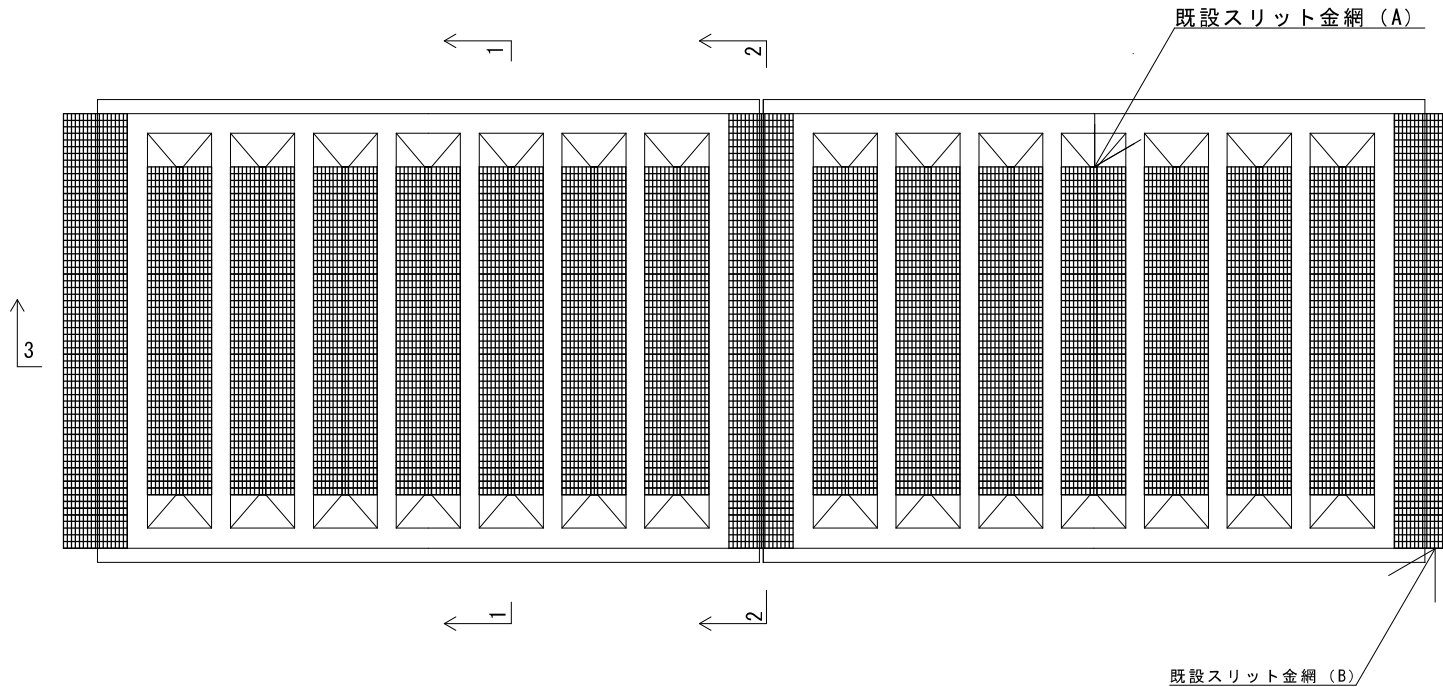


既設スリット金網 (A) 側面図

縮尺：1/4 (A3)

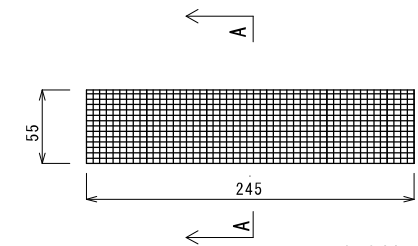


A-A断面図

 縮尺：1/4 (A3)




既設スリット金網 (B) 側面図

縮尺：1/4 (A3)

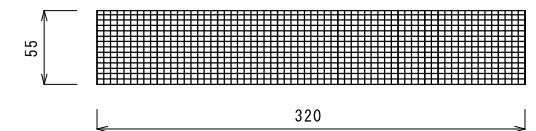


1-1断面図

 縮尺：1/4 (A3)



2-2断面図

 縮尺：1/4 (A3)



3-3断面図

縮尺：1/4 (A3)



※既設スリット金網：SUS304
(5メッシュ 線径1.1mm)

スリット金網 (A)：支給品
スリット金網 (B)：支給品
※破損や劣化したものは協議の上交換

工 事 名	泉 浄 水 所 活 性 炭 吸 着 池 補 修 工 事		
図 名	既 設 ス リ ッ ト 金 網	No. 12	
		計 12	
縮 尺	図面に記載		
吹 田 市 水 道 部			