





|             |           |     |     |
|-------------|-----------|-----|-----|
| 工事名         | 井戸しゅんせつ工事 |     |     |
| 図 名         | 片山浄水所 位置図 |     |     |
| 縮 尺         | None      | 図 番 | 1/4 |
| 吹 田 市 水 道 部 |           |     |     |

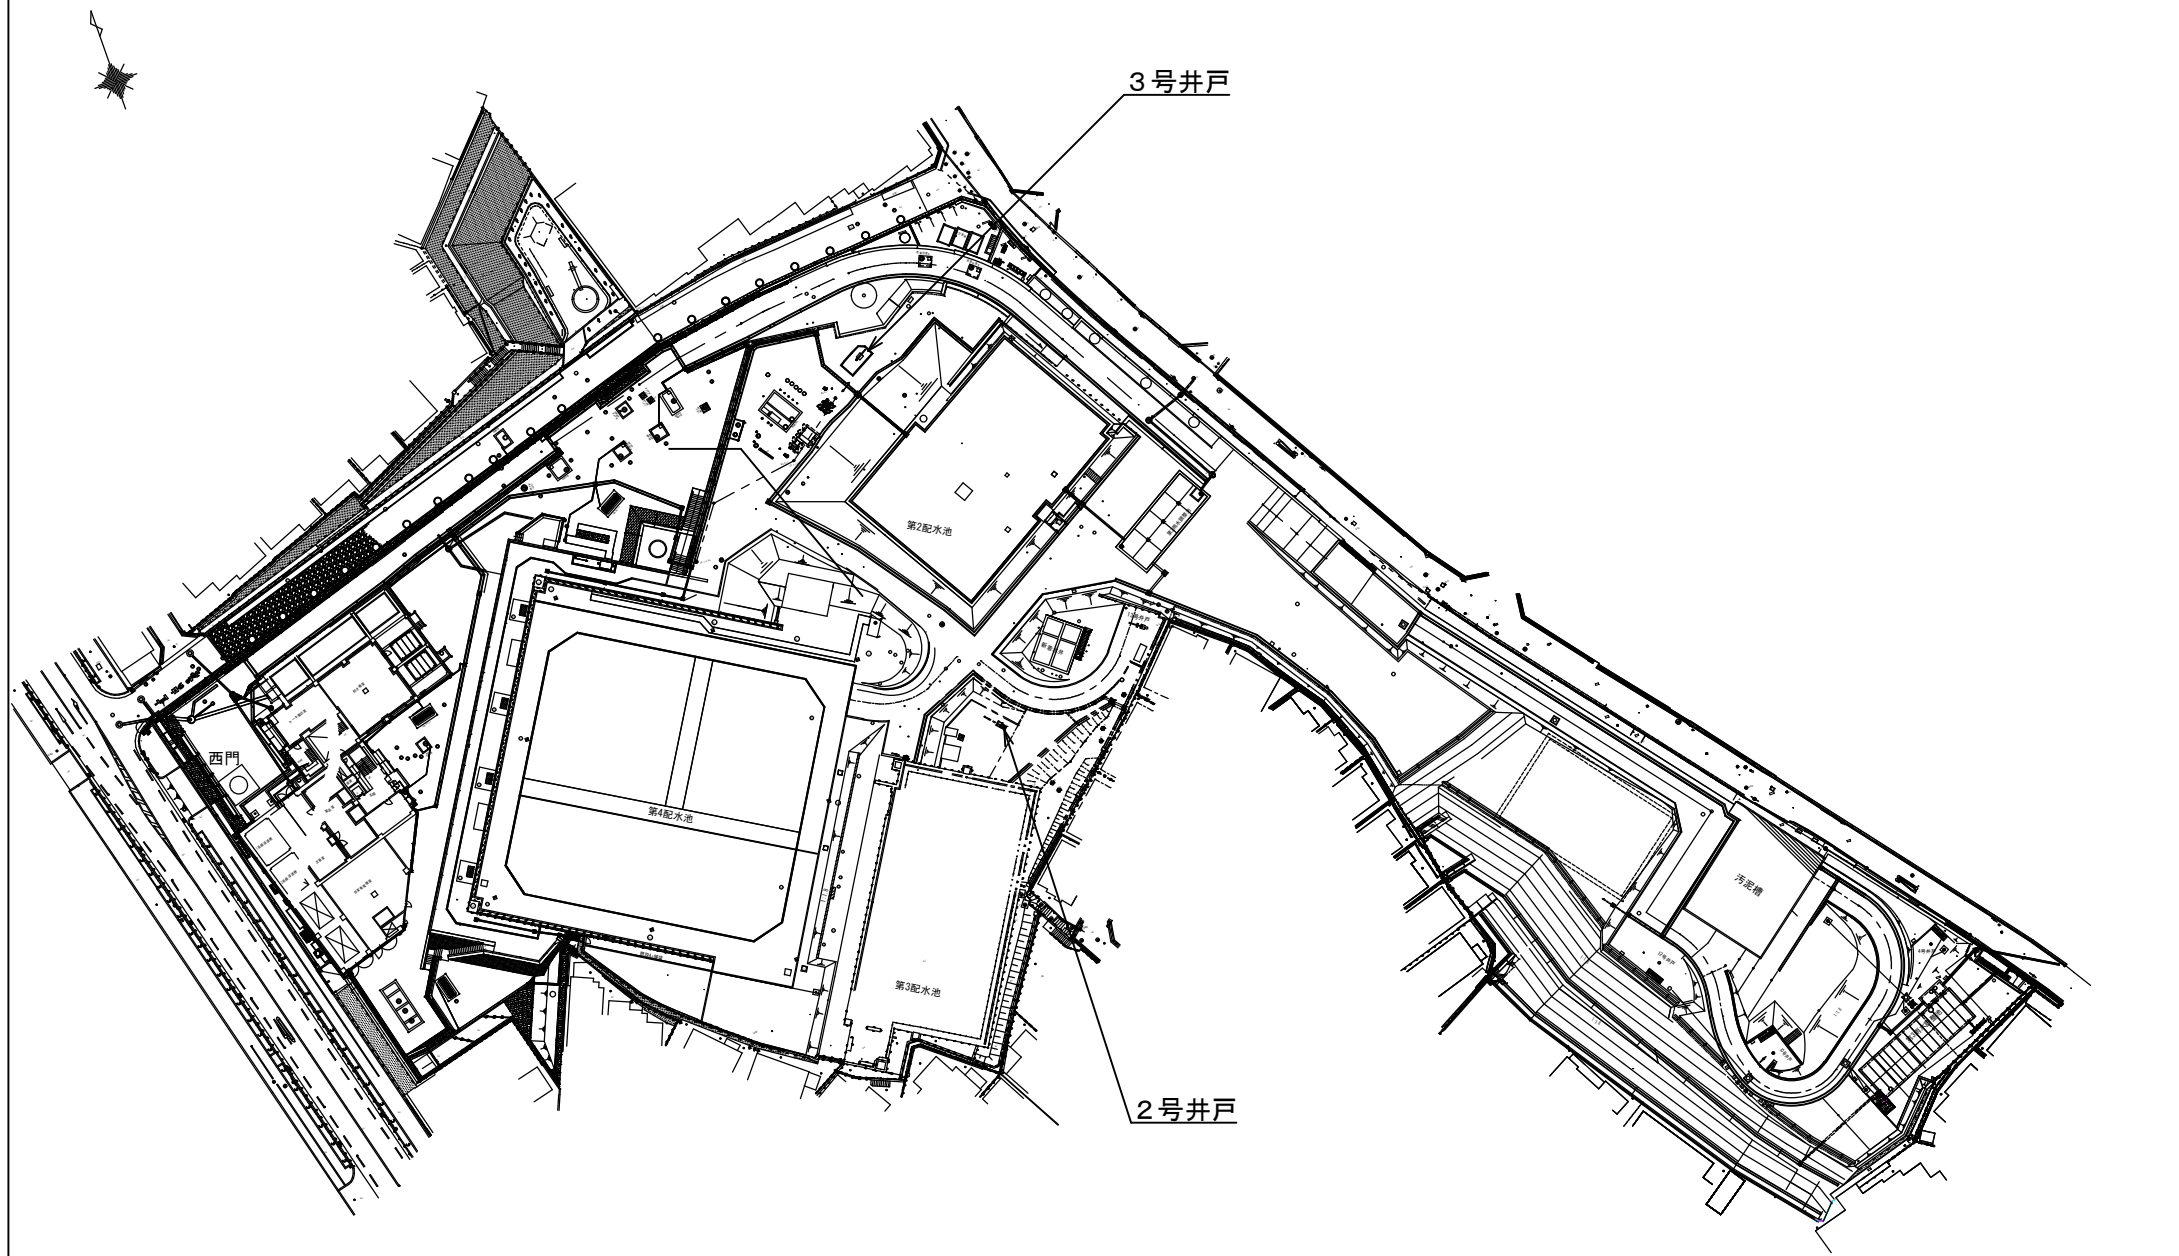

|        |           |    |     |
|--------|-----------|----|-----|
| 業務名    | 井戸しゅんせつ工事 |    |     |
| 図名     | 片山浄水所 平面図 |    |     |
| 縮尺     | NONE      | 図番 | 2/4 |
| 吹田市水道部 |           |    |     |

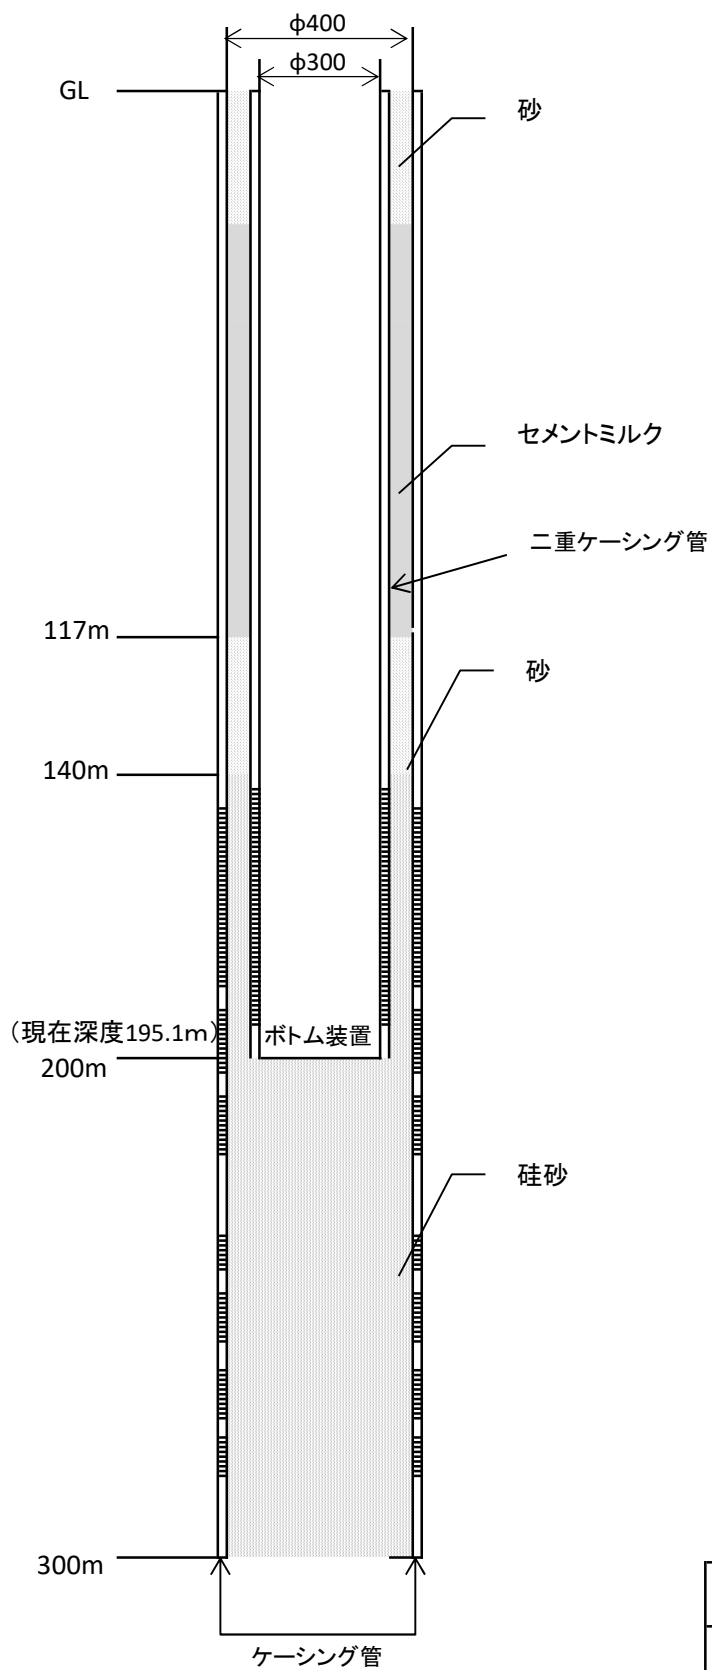

ストレーナー位置  
(ケーシングφ300)

145.32m～193.32m

合計 48m

|        |              |    |     |
|--------|--------------|----|-----|
| 工事名    | 井戸しゅんせつ工事    |    |     |
| 図名     | 片山浄水所 2号さく井図 |    |     |
| 縮尺     | None         | 図番 | 3/4 |
| 吹田市水道部 |              |    |     |

